

MAPA DO CELÓW PROJEKTOWYCH

SKALA 1: 500

Województwo : kujawsko - pomorskie
 Powiat : bydgoski
 Gmina : Sicienko
 Jedn. ewid. : 040307_2, Sicienko

OBRĘB: Nr 0002, KRUSZYN

Id 6640.1048.2015 Nr ks. rob. 73/2015

PUWG 1965 s.3 Ukl wys. Kronsztadt 60

Działka nr 106 ul. Stawowa

Mapa powstała po zaktualizowaniu numerycznej mapy zasadniczej


Nie wyklucza się istnienia w terenie również innych urządzeń podziemnych ułożonych, a nie zgłoszonych do inwentaryzacji geodezyjnej

Nie wykonano ustalenia obciążeń służebnościami gruntowymi

MAPĘ WYKONAŁO 18.03.2015r.

Przedsiębiorstwo Usług Geodezyjno - Kartograficznych i Projektowych "GRUNTMIAR" s.c.
Z. Łaniecki, K. Górski

Poswiadcza się, że niniejszy dokument został opracowany w wyniku prac geodezyjnych i kartograficznych, których rezultaty zawiera operat techniczny wpisany do ewidencji materiałów państwowego zasobu geodezyjnego i kartograficznego	
Organ prowadzący państwowy zasób geodezyjny i kartograficzny	STAROSTA BYDGOSKI
Identyfikator ewidencyjny materiału zasobu - operat techniczny	P_0403.2015
Data wpisania operatu technicznego do ewidencji materiałów zasobu	
Imię, nazwisko i podpis osoby reprezentującej organ	

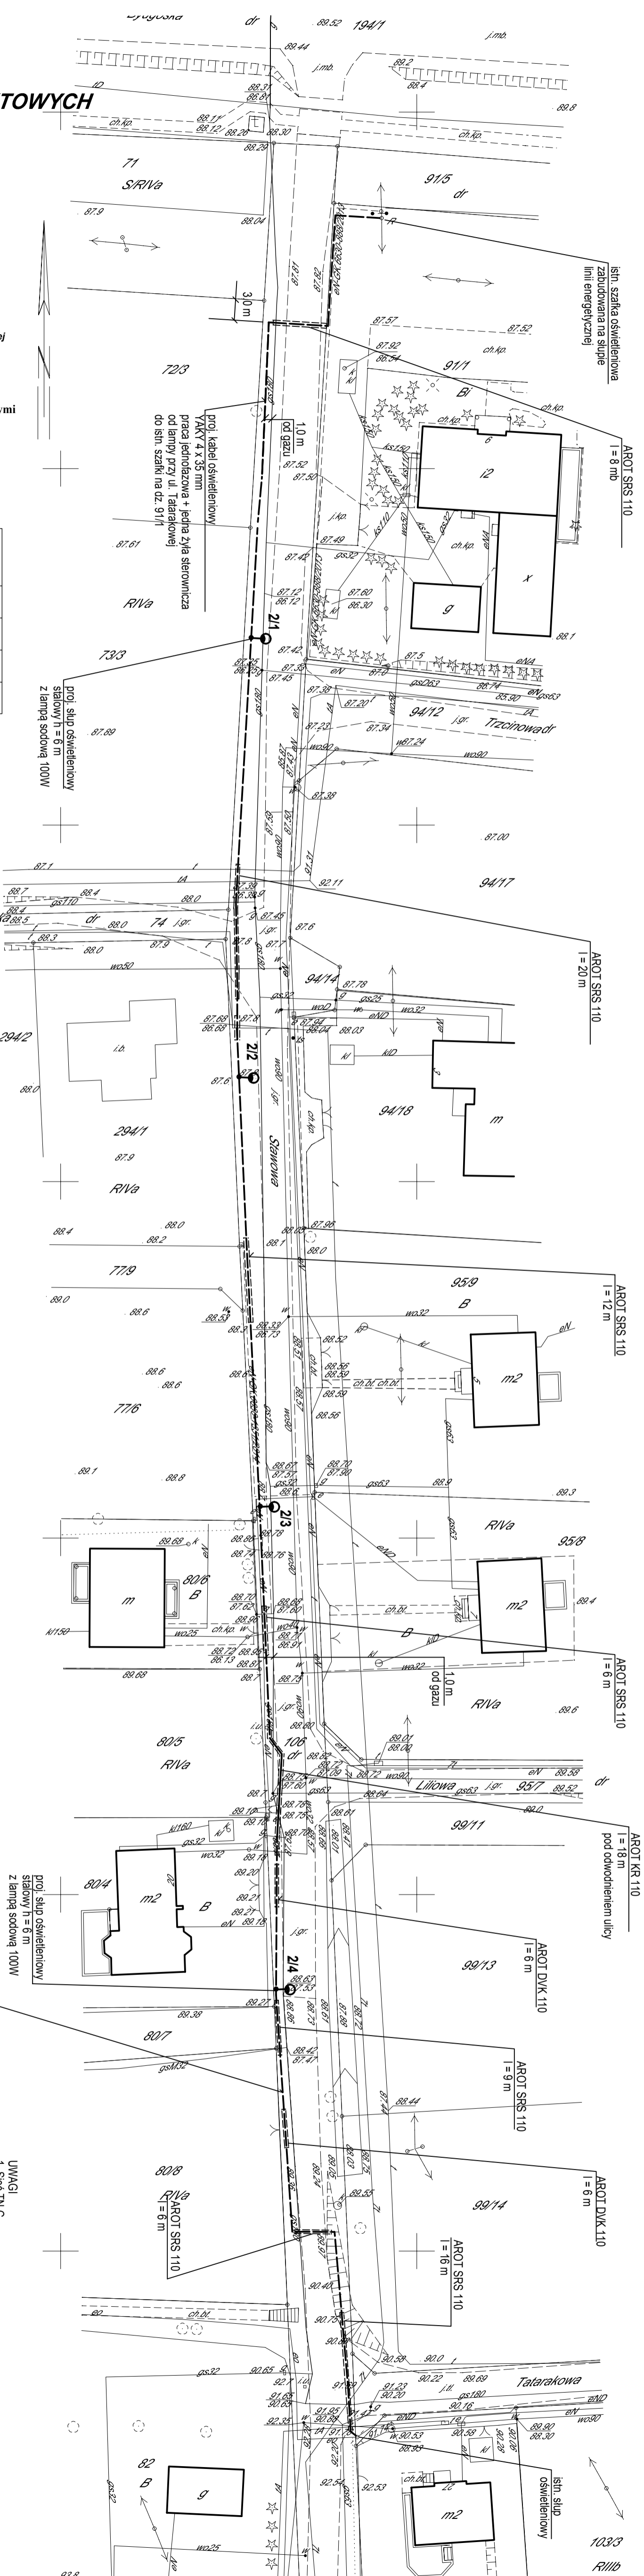

proj. słup oświetleniowy
 YAKY 4 x 35 mm
 praca jednołożowa + jedna żyła sterownicza
 od lampy przy ul. Tatarskiej
 do słu. szafki oświetleniowej na dz. 91/1

proj. słup oświetleniowy
 YAKY 4 x 35 mm
 praca jednołożowa + jedna żyła sterownicza
 od lampy przy ul. Tatarskiej
 do słu. szafki oświetleniowej na dz. 91/1

- UWAGI**
1. Sieć TN-C
 2. Schemat zasilania oświetlenia drogowego - ns 1/2
 3. Proj. kable układać na głębokości 0,6 m od terenu
 4. Proj. słupy ustawiać w odległości 0,5 m od granicy pasa drogowego
 5. Proj. słupy stalowe h = 6 m z lampą sodową 1000W

JEDNOSTKA PROJEKTOWANIA: "VOL-TAMPER" mgr inż. Jadwiga Lipińska	
INWESTOR: Gmina Sicienko, Sicienko ul. Mrociecka 9	
TREŚĆ RYS: Plan sytuacyjny oświetlenia drogowego	OBIEKT: Linia kablowa nn 0,4 kV oświetlenia drogowego Kruszyn ul. Stawowa gm. Sicienko
SKALA: 1:500	BRANŻA: Elektryczna
DATA: 08.05.2015	SPRAWDZIŁ: NR RYS: 212
PROJEKTANT: mgr inż. Jadwiga Lipińska	
Up. bud. do projektowania w specjalności Instalacyjno-montażowej bez ograniczeń w zakresie sieci i instalacji elektrycznych zbudowanych napięciem $U_n \le 1000V$	