

MAPA DO CELÓW PROJEKTOWYCH
SKALA 1:500

Województwo : kujawsko - pomorskie
Powiat : bydgoski
Gmina : Sicienka
Jechn. ewid. : Sicienka 1040307_21
[OBREB: SICIENKO [Nr 0013] ; SITNO [Nr 0012]
Sekcje mapy nr 6.195.19.11.4.2, 4.4, 12.3.3
166640.1313.2019 Nr ks. rob. 77/2019
PUWG 2000 s. 6 UK1 wys. PL-EVRF2007-NH
Mapa powstała po zaktualizowaniu numerycznej mapy zasadniczej pozyskanej z PODOGK
Nie wykonano ustaleń obciążeń służebnościami gruntowymi
Nie wykonano ustaleń w terenie
również innych urzędów podziemnych obciążonych, a nie zgłoszonych do inwentaryzacji geodezyjnej
MAPĘ WYKONAŁO 27.03.2019r.
Przedsiębiorstwo Usług Geodezyjno - Kartograficznych "GRUNTMAR" s.c. z siedzibą w Górsi

proj. kabel nN 0,4 kV YAKY 4x35 mm²
o łącznej długości 187m (trasa)/ 207m (kabel)


PROJEKT ZAGOSPODAROWANIA TERENU

„Budowa oświetlenia drogowego odcinka ul. Akacjowej w Sicienku”
linia kablowa nN 0,23 kV, szafka oświetleniowa, 4 latarnie drogowe
obręb Sicienka, dz. nr: 170
obręb Sitno, dz. nr: 22
Gmina Sicienka

UKŁAD SIECI TN-C

LEGENDA:

- proj. słup stalowy h=8m, nr słupa podany na planie zagospodarowania terenu. Na każdym słupie zabudować wysięgnik stalowy 1,0m lub 2,0m z oprawą LED 55W/6100lm
- proj. kabel nN 0,4 kV YAKY 4x35 mm², długość trasy i kabla pomiędzy stanowiskami podane na rysunku – odpowiednio: trasa/długość kabla
- proj. rura ochronna, typ i długość podana na rysunku (RPP75 lub RHDPk-S75)
- szafka oświetleniowa SOU

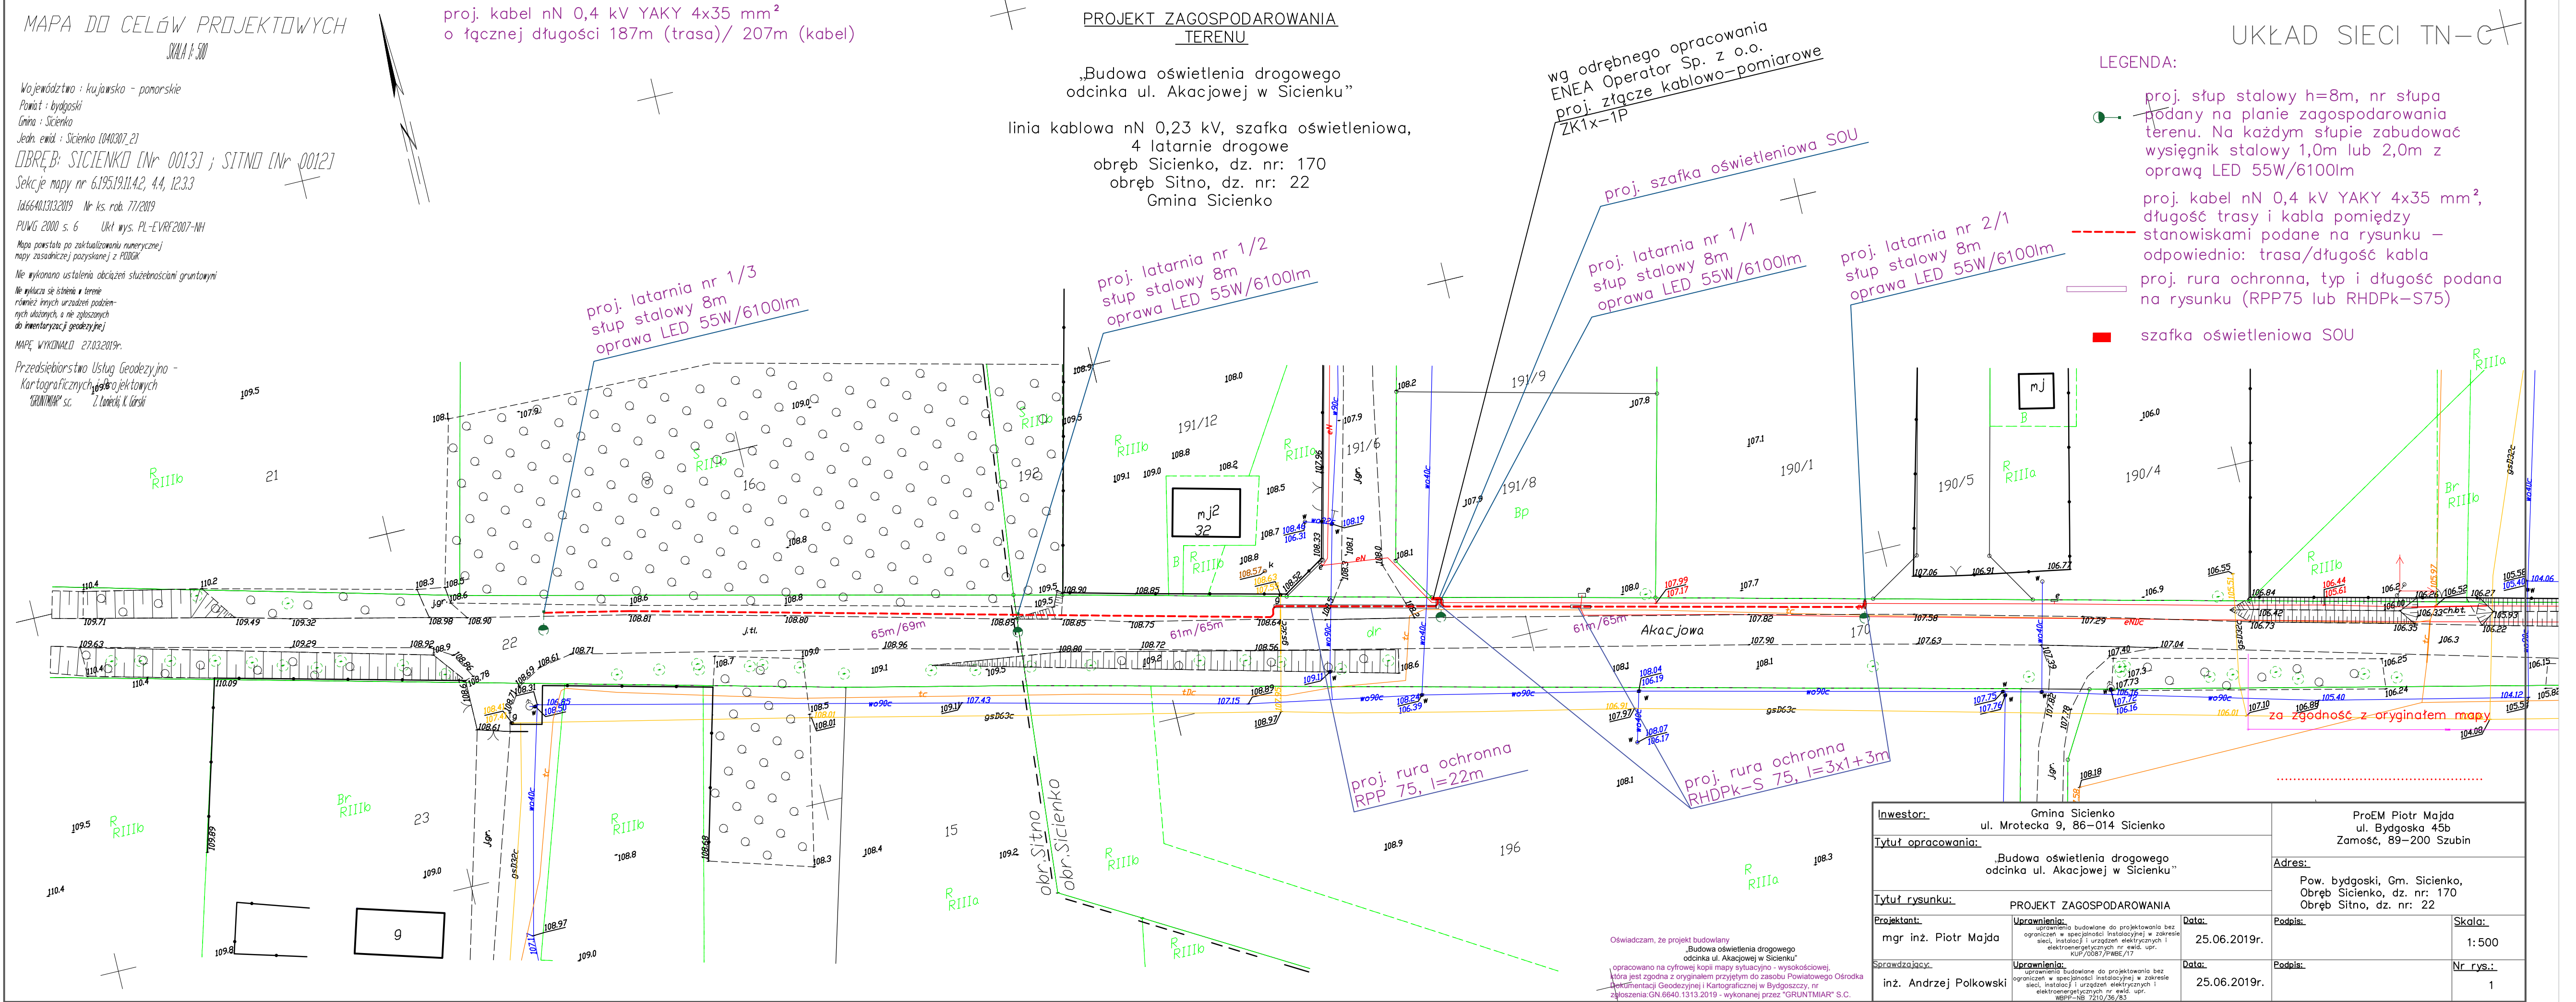

Inwestor:		Gmina Sicienka ul. Mrotecka 9, 86-014 Sicienka		ProEM Piotr Majda ul. Bydgoska 45b Zamość, 89-200 Szubin	
Tytuł opracowania:		„Budowa oświetlenia drogowego odcinka ul. Akacjowej w Sicienku”		Adres:	
Tytuł rysunku:		PROJEKT ZAGOSPODAROWANIA		Pow. bydgoski, Gm. Sicienka, Obręb Sicienka, dz. nr: 170 Obwód Sitno, dz. nr: 22	
Projektant:	Uprawnienie:	Data:	Podpis:	Skala:	
mgr inż. Piotr Majda	uprawnienia budowlane do projektowania bez ograniczeń w specjalności instalacyjnej w zakresie sieci, instalacji i urządzeń elektrycznych i elektroenergetycznych nr. ewid. upr. KUP/0087/PWE/17	25.06.2019r.		1:500	
Sprawdzający:	Uprawnienie:	Data:	Podpis:	Nr rys.:	
inż. Andrzej Polkowski	uprawnienia budowlane do projektowania bez ograniczeń w specjalności instalacyjnej w zakresie sieci, instalacji i urządzeń elektrycznych i elektroenergetycznych nr. ewid. upr. WSP-NS 7210/36/83	25.06.2019r.		1	

Oświadczam, że projekt budowlany „Budowa oświetlenia drogowego odcinka ul. Akacjowej w Sicienku” opracowano na cyfrowej kopii mapy sytuacyjno - wysokościowej, która jest zgodna z oryginałem przyjętym do zasobu Powiatowego Ośrodka Dokumentacji Geodezyjnej i Kartograficznej w Bydgoszczy, nr zgłoszenia:GN.6640.1313.2019 - wykonanej przez „GRUNTMAR” S.C.