

MAPA DO CELÓW PROJEKTOWYCH

SKALA 1:500

Województwo : kujawsko - pomorskie

Powiat : bydgoski

Gmina : Sicienka

Jedn. ewid. : Sicienka 10/0307\_21

OBRĘB: PAWŁÓWEK [Nr 0010]

Sekcje mapy nr 6,194,19,15,2,3, 4,1

1a6640,563,2019 Nr ks. rob. 29/2019

PUNIG 2000 s. 6 Ukt wys. PL-EVRF2007-NH

Mapa powstała po zaktualizowaniu numerycznej

mapy zasadniczej pozyskanej z PDRGR.

nie wykonano ustaleń obciążen służebnościami gruntowymi

nie wykaza się stębni w terenie

rdzenie innych urządzeń podziemnych

ułożonych, a nie zgłoszonych do inwentaryzacji geodezyjnej

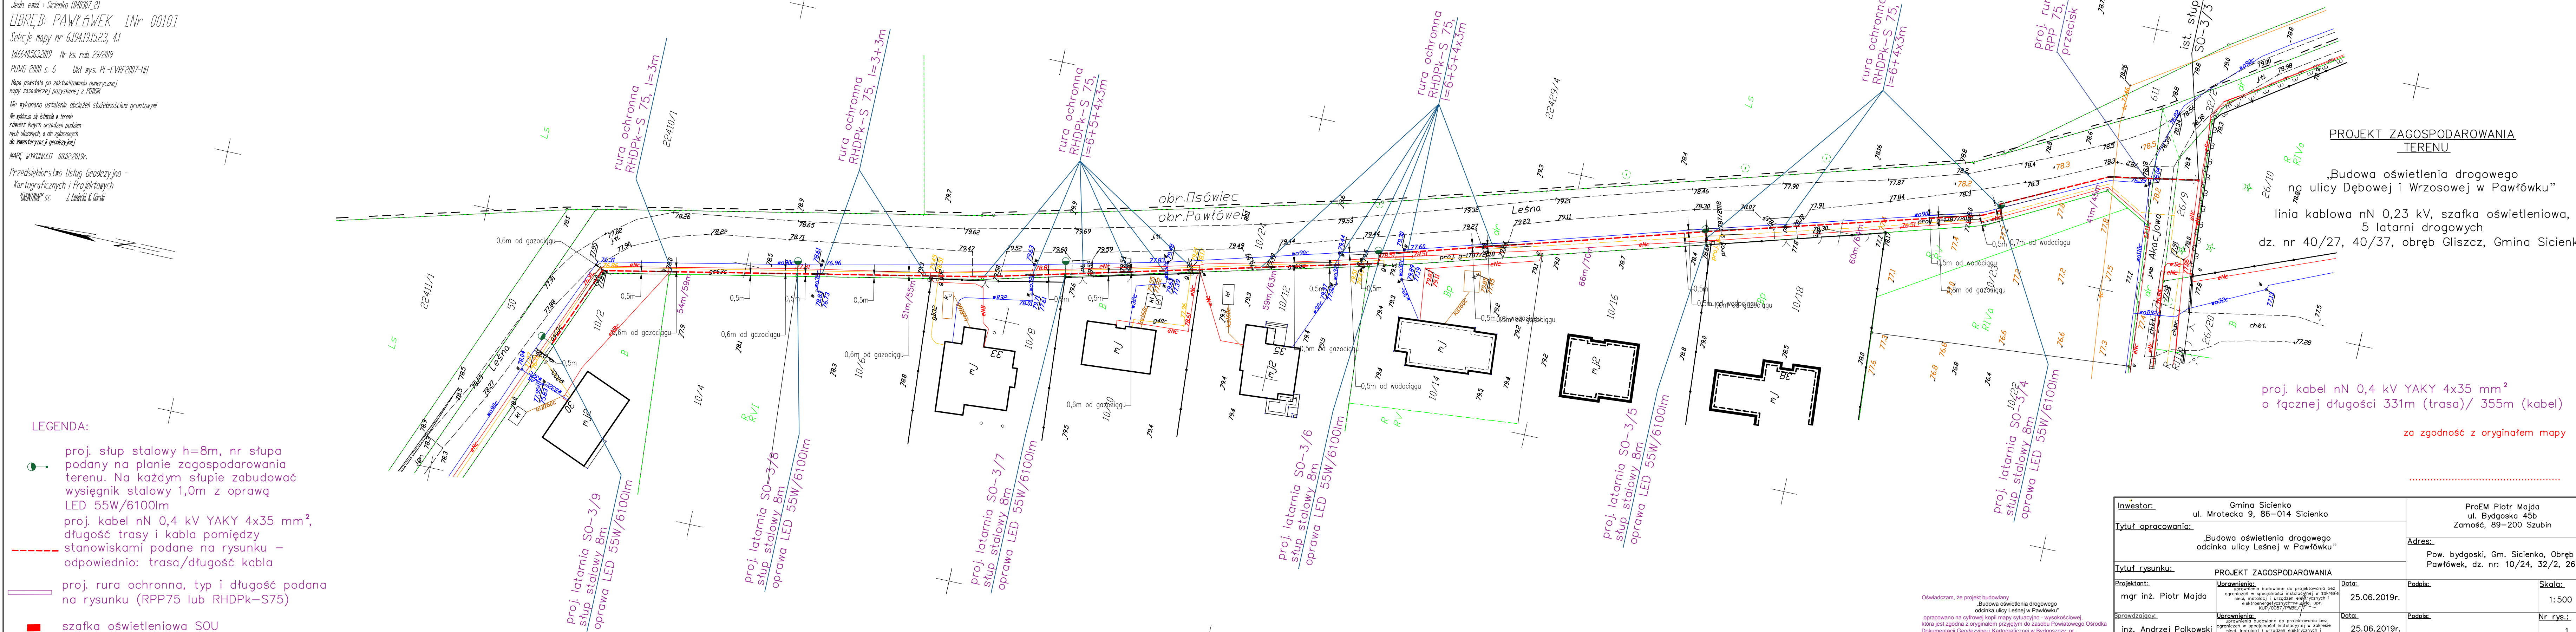
MAPĘ WYKONAŁ 08.02.2019r.

Przedsiębiorstwo Usług Geodezyjno-

Kartograficznych i Projektowych

"GRUNTIAR" s.c. Z Łodzi, K. Łosiński

UKŁAD SIECI TN-C



PROJEKT ZAGOSPODAROWANIA TERENU





„Budowa oświetlenia drogowego na ulicy Dębowej i Wrzosowej w Pawłóweku”

linia kablowa nN 0,23 kV, szafka oświetleniowa, 5 latarni drogowych dz. nr 40/27, 40/37, obręb Gliszcz, Gmina Sicienka

 

proj. kabel nN 0,4 kV YAKY 4x35 mm<sup>2</sup> o łącznej długości 331m (trasa)/ 355m (kabel)

za zgodność z oryginałem mapy

LEGENDA:

-  proj. słup stalowy h=8m, nr słupa podany na planie zagospodarowania terenu. Na każdym słupie zabudować wysięgnik stalowy 1,0m z oprawą LED 55W/6100lm
-  proj. kabel nN 0,4 kV YAKY 4x35 mm<sup>2</sup>, długość trasy i kabla pomiędzy stanowiskami podane na rysunku – odpowiednio: trasa/długość kabla
-  proj. rura ochronna, typ i długość podana na rysunku (RPP75 lub RHDPK-S75)
-  szafka oświetleniowa SOU

Oświadczam, że projekt budowlany „Budowa oświetlenia drogowego odcinka ulicy Leśnej w Pawłóweku” opracowano na cyfrowej kopii mapy sytuacyjno-wysokościowej, która jest zgodna z oryginałem otrzymanym do zasobu Powiatowego Ośrodka Dokumentacji Geodezyjnej i Kartograficznej w Bydgoszczy, nr zgłoszenia GN.6640.563.2019 - wykonanej przez "GRUNTIAR" S.C.

Inwestor:		Gmina Sicienka ul. Mrotecka 9, 86-014 Sicienka		ProEM Piotr Majda ul. Bydgoska 45b Zamość, 89-200 Szubin	
Tytuł opracowania:		„Budowa oświetlenia drogowego odcinka ulicy Leśnej w Pawłóweku”		Adres: Pow. bydgoski, Gm. Sicienka, Obręb Pawłówek, dz. nr: 10/24, 32/2, 26/9	
Tytuł rysunku:		PROJEKT ZAGOSPODAROWANIA			
Projektant:	Uprawnienie:	Data:	Podpis:	Skala:	
mgr inż. Piotr Majda	uprawnienia budowlane do projektowania bez ograniczeń w specjalności instalacyjnej w zakresie sieci, instalacji i urządzeń elektrycznych i elektroenergetycznych - skł. upr. KUP/0087/PMBL/17	25.06.2019r.		1:500	
Sprawdzający:	Uprawnienie:	Data:	Podpis:	Nr rys.:	
inż. Andrzej Polkowski	uprawnienia budowlane do projektowania bez ograniczeń w specjalności instalacyjnej w zakresie sieci, instalacji i urządzeń elektrycznych i elektroenergetycznych - skł. upr. NBP-NS 7210/36/83	25.06.2019r.		1	