

MAPA DO CELÓW PROJEKTOWYCH

SKALA 1:500

Województwo : kujawsko - pomorskie

Powiat : bydgoski

Gmina : Sicienka

Jedn. emid. : Sicienka [040307_2]

OBREB: SICIENKO [Nr 0013]

Sekcje mapy nr 6.195.19.12.4.3, 17.2.1

Id.6640.1604.2020 Nr ks. rob. 74/2020

PUWG 2000 s. 6 UKT mys. PL-EVRF2007-NH

Mapa powstała po zaktualizowaniu i przetworzeniu numerycznej mapy zasadniczej

Nie wykonano ustalenia obciążeń służebnościami gruntowymi

Nie wyklucza się istnienia w terenie również innych urządzeń podziemnych ulozonych, a nie zgłoszonych do inwentaryzacji geodezyjnej

LEGENDA:

--- Zakres mapy do celów projektowych

MAPĘ WYKONAŁO 13.03.2020 r.

Przedsiębiorstwo Usług Geodezyjno - Kartograficznych i Projektowych "GRUNTIAR" s.c. Z. Laniecki, K. Górski

PROJEKT ZAGOSPODAROWANIA TERENU

„Linia kablowa nN 0,4 kV wraz z latarniami drogowymi wzdłuż ul. Stawowej w Sicienku”

linia kablowa nN 0,23/0,4 kV, 5 latarni drogowych dz. nr 96, 105/2, 106/2, obręb Sicienka, Gmina Sicienka

UKŁAD SIECI TN-C STAROSTA BYDGOSKI za zgodność z oryginałem mapy do celów projektowych


mgr inż. Piotr Majda KUP/0007/PWBE/17 uprawnienia do projektowania i kierowania robotami budowlanymi bez ograniczeń w specjalności instalacyjnej w zakresie sieci, instalacji i urządzeń elektrycznych i elektroenergetycznych

URZĄD GMINNY W SICIENKU ul. Mrotecka 9 86-014 Sicienka woj. kujawsko-pomorskie

Uzgodniono projekt budowlany

Z up. Wójta mgr inż. Marian Sierant Kierownik Sekcji Dróg i Ochrony Przeciwpożarowej

Sicienka, dnia 27.03.2020

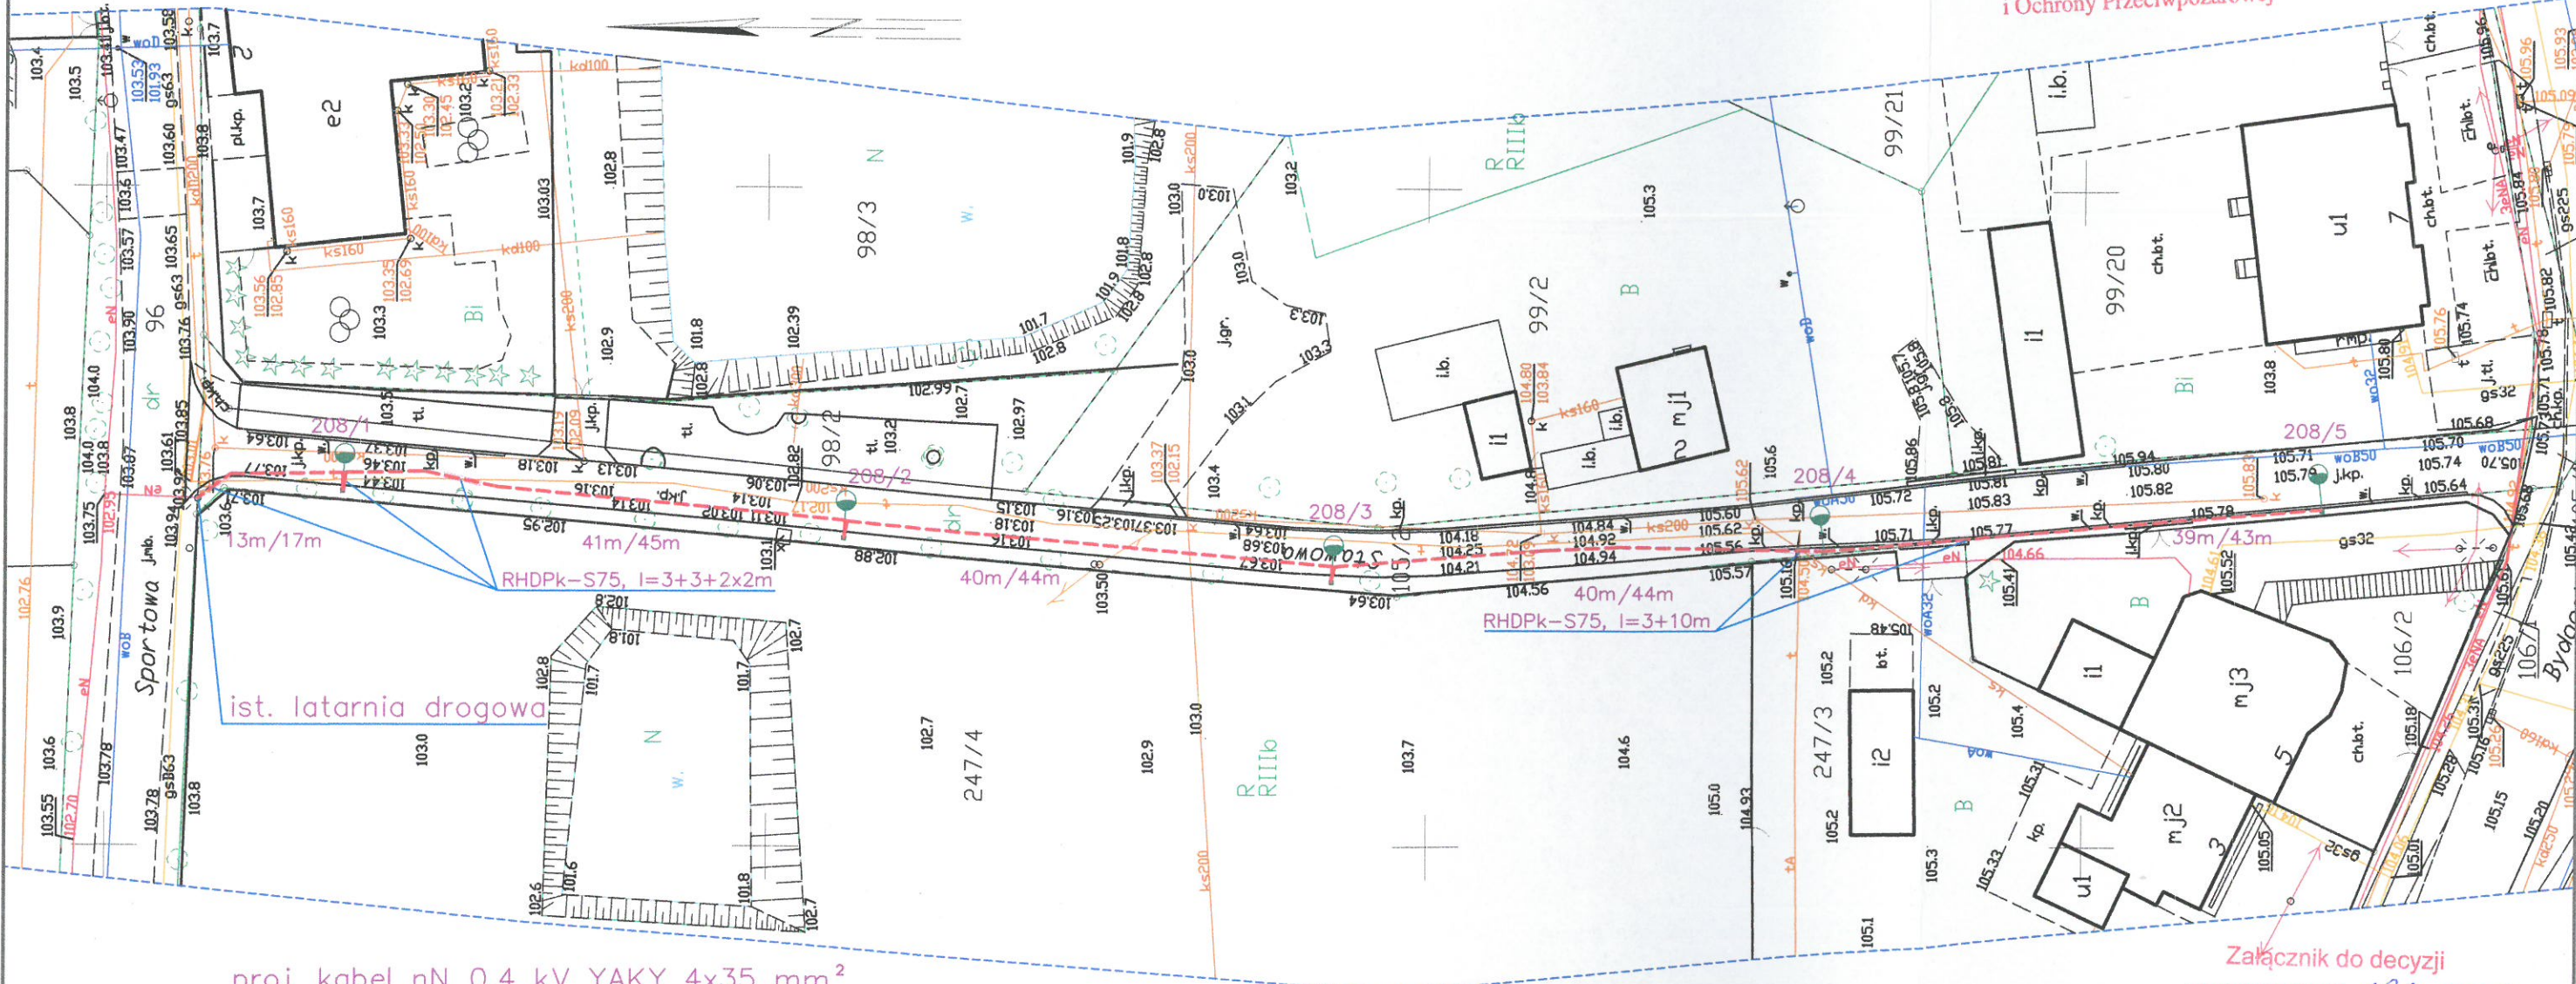

proj. kabel nN 0,4 kV YAKY 4x35 mm² o łącznej długości 173m (trasa)/ 193m (kabel)

LEGENDA:

proj. słup stalowy h=5m, nr słupa podany na planie zagospodarowania terenu. Na każdym słupie zabudować oprawę LED 18W/2300lm

proj. kabel nN 0,4 kV YAKY 4x35 mm², długość trasy i kabla pomiędzy stanowiskami podane na rysunku – odpowiednio: trasa/długość kabla

proj. rura ochronna, długość podana na rysunku (RHDpk-S75)

Oświadczam, że projekt budowlany „Linia kablowa nN 0,4 kV wraz z latarniami drogowymi wzdłuż ul. Stawowej w Sicienku” opracowano na cyfrowej kopii mapy sytuacyjno - wysokościowej, która jest zgodna z oryginałem przyjętym do zasobu Powiatowego Ośrodka Dokumentacji Geodezyjnej i Kartograficznej w Bydgoszczy, nr zgłoszenia GN.6640.905.2019 - wykonanej przez Pana Z. Lanieckiego (uprawnienia zawodowe nr 14312)

Załącznik do decyzji znak WB.6740.682.2020 z dnia 21.05.2020

Inwestor:		Gmina Sicienka ul. Mrotecka 9, 86-014 Sicienka		ProEM Piotr Majda ul. Bydgoska 45b Zamość, 89-200 Szubin	
Tytuł opracowania:		„Linia kablowa nN 0,4 kV wraz z latarniami drogowymi wzdłuż ul. Stawowej w Sicienku”		Adres:	
Tytuł rysunku:		PROJEKT ZAGOSPODAROWANIA		Pow. bydgoski, Gm. Sicienka, Obręb Sicienka, dz. nr: 96, 105/2, 106/2	
Projektant:	Uprawnienia:	Data:	Podpis:	Skala:	
mgr inż. Piotr Majda	uprawnienia budowlane do projektowania bez ograniczeń w specjalności instalacyjnej w zakresie sieci, instalacji i urządzeń elektrycznych i elektroenergetycznych nr ewid. upr. KUP/0007/PWBE/17	26.03.2020r.		1:500	
Sprawdzający:	Uprawnienia:	Data:	Podpis:	Nr rys.:	
inż. Andrzej Polkowski	uprawnienia budowlane do projektowania bez ograniczeń w specjalności instalacyjnej w zakresie sieci, instalacji i urządzeń elektrycznych i elektroenergetycznych nr ewid. upr. WBPB-NB 7210/36/83	26.03.2020r.		1	