

MAPA DO CELÓW PROJEKTOWYCH

SKALA 1:500

Województwo : kujawsko - pomorskie
Powiat : bydgoski
Gmina : Sienko
Jedn. ewid. : Sienko [040307_2]

OBRĘB: PAWŁÓWEK [Nr 0010]

Sekcje mapy nr 6.194.19.20.1.3, 1.4

Id6640.1610.2020 Nr ks. rob. 77/2020

PUWG 2000 s. 6 Ukt wys. PL-EVRF2007-NH

Mapa powstała po zaktualizowaniu i przetworzeniu numerycznej mapy zasadniczej

Nie wykonano ustalenia obciążeń służebnościami gruntowymi

Ne wydłuża się istnieją w terenie również innych urządzeń podziemnych ułożonych, a nie zgłoszonych do inwentaryzacji geodezyjnej

LEGENDA:

--- Zakres mapy do celów projektowych

MAPĘ WYKONAŁO 19.03.2020 r.

Przedsiębiorstwo Usług Geodezyjno - Kartograficznych i Projektowych "GRUNTIAR" s.c. Z. Laniecki, K. Garski

proj. rura ochronna RPP 110, l=18m przewiert na głębokości min. 1,5m poniżej powierzchni jezani

PROJEKT ZAGOSPODAROWANIA TERENU

„Budowa oświetlenia drogowego przystanku autobusowego w Pawłótku”

linia kablowa nN 0,23 kV, latarnia drogowa dz. nr 62/2, obręb Pawłówek, Gmina Sienko

proj. kabel nN 0,4 kV YAKY 4x35 mm² o łącznej długości 105m (trasa)/ 109m (kabel)

LEGENDA:

proj. słupek aluminiowy lub stalowy h=8m, nr słupa podany na planie zagospodarowania terenu. Na słupie zabudować wysięgnik aluminiowy lub stalowy 1,0m z oprawą LED 55W/6100lm

proj. kabel nN 0,4 kV YAKY 4x35 mm², długość trasy i kabla pomiędzy stanowiskami podane na rysunku – odpowiednio: trasa/długość kabla

proj. rura ochronna, długość podana na rysunku (RHDPk-S75 lub RPP-110)

proj. rura ochronna RHDPk-S 75, l=87m

za zgodność z oryginałem mapy do celów projektowych

mgr inż. Piotr Majda

KU/0087/PWBE/17

uprawnienia do projektowania i kierowania robotami inżynierskimi bez ograniczeń w specjalności instalacyjnej w zakresie sieci, instalacji i urządzeń elektrycznych i elektroenergetycznych

Oświadczam, że projekt budowlany „Budowa oświetlenia drogowego przystanku autobusowego w Pawłótku” opracowano na cyfrowej kopii mapy sytuacyjno - wysokościowej, która jest zgodna z oryginałem przyjętym do zasobu Powiatowego Ośrodka Dokumentacji Geodezyjnej i Kartograficznej w Bydgoszczy, nr zgłoszenia: GN.6640.1610.2020 - wykonanej przez Pana Z. Lanieckiego (uprawnienia zawodowe nr 14312)

UKŁAD SIECI TN-0

WOJEWÓDZA KUJAWSKO-POMORSKI

ist. słupek oświetleniowy stalowy h=8m

proj. latarnia drogowa słupek aluminiowy lub stalowy h=8m oprawa LED 55W/6100lm

WOJEWÓDZA KUJAWSKO-POMORSKI

Załącznik do zgłoszenia: znak : LOR 76.0 9843.2.260.2020.H0


przyjętego dnia: 10.09.2020r.

WOJEWÓDZA KUJAWSKO-POMORSKI

Załącznik do zgłoszenia: znak : LOR 76.0 9843.2.260.2020.H0

WOJEWÓDZA KUJAWSKO-POMORSKI

Załącznik do zgłoszenia: znak : LOR 76.0 9843.2.260.2020.H0

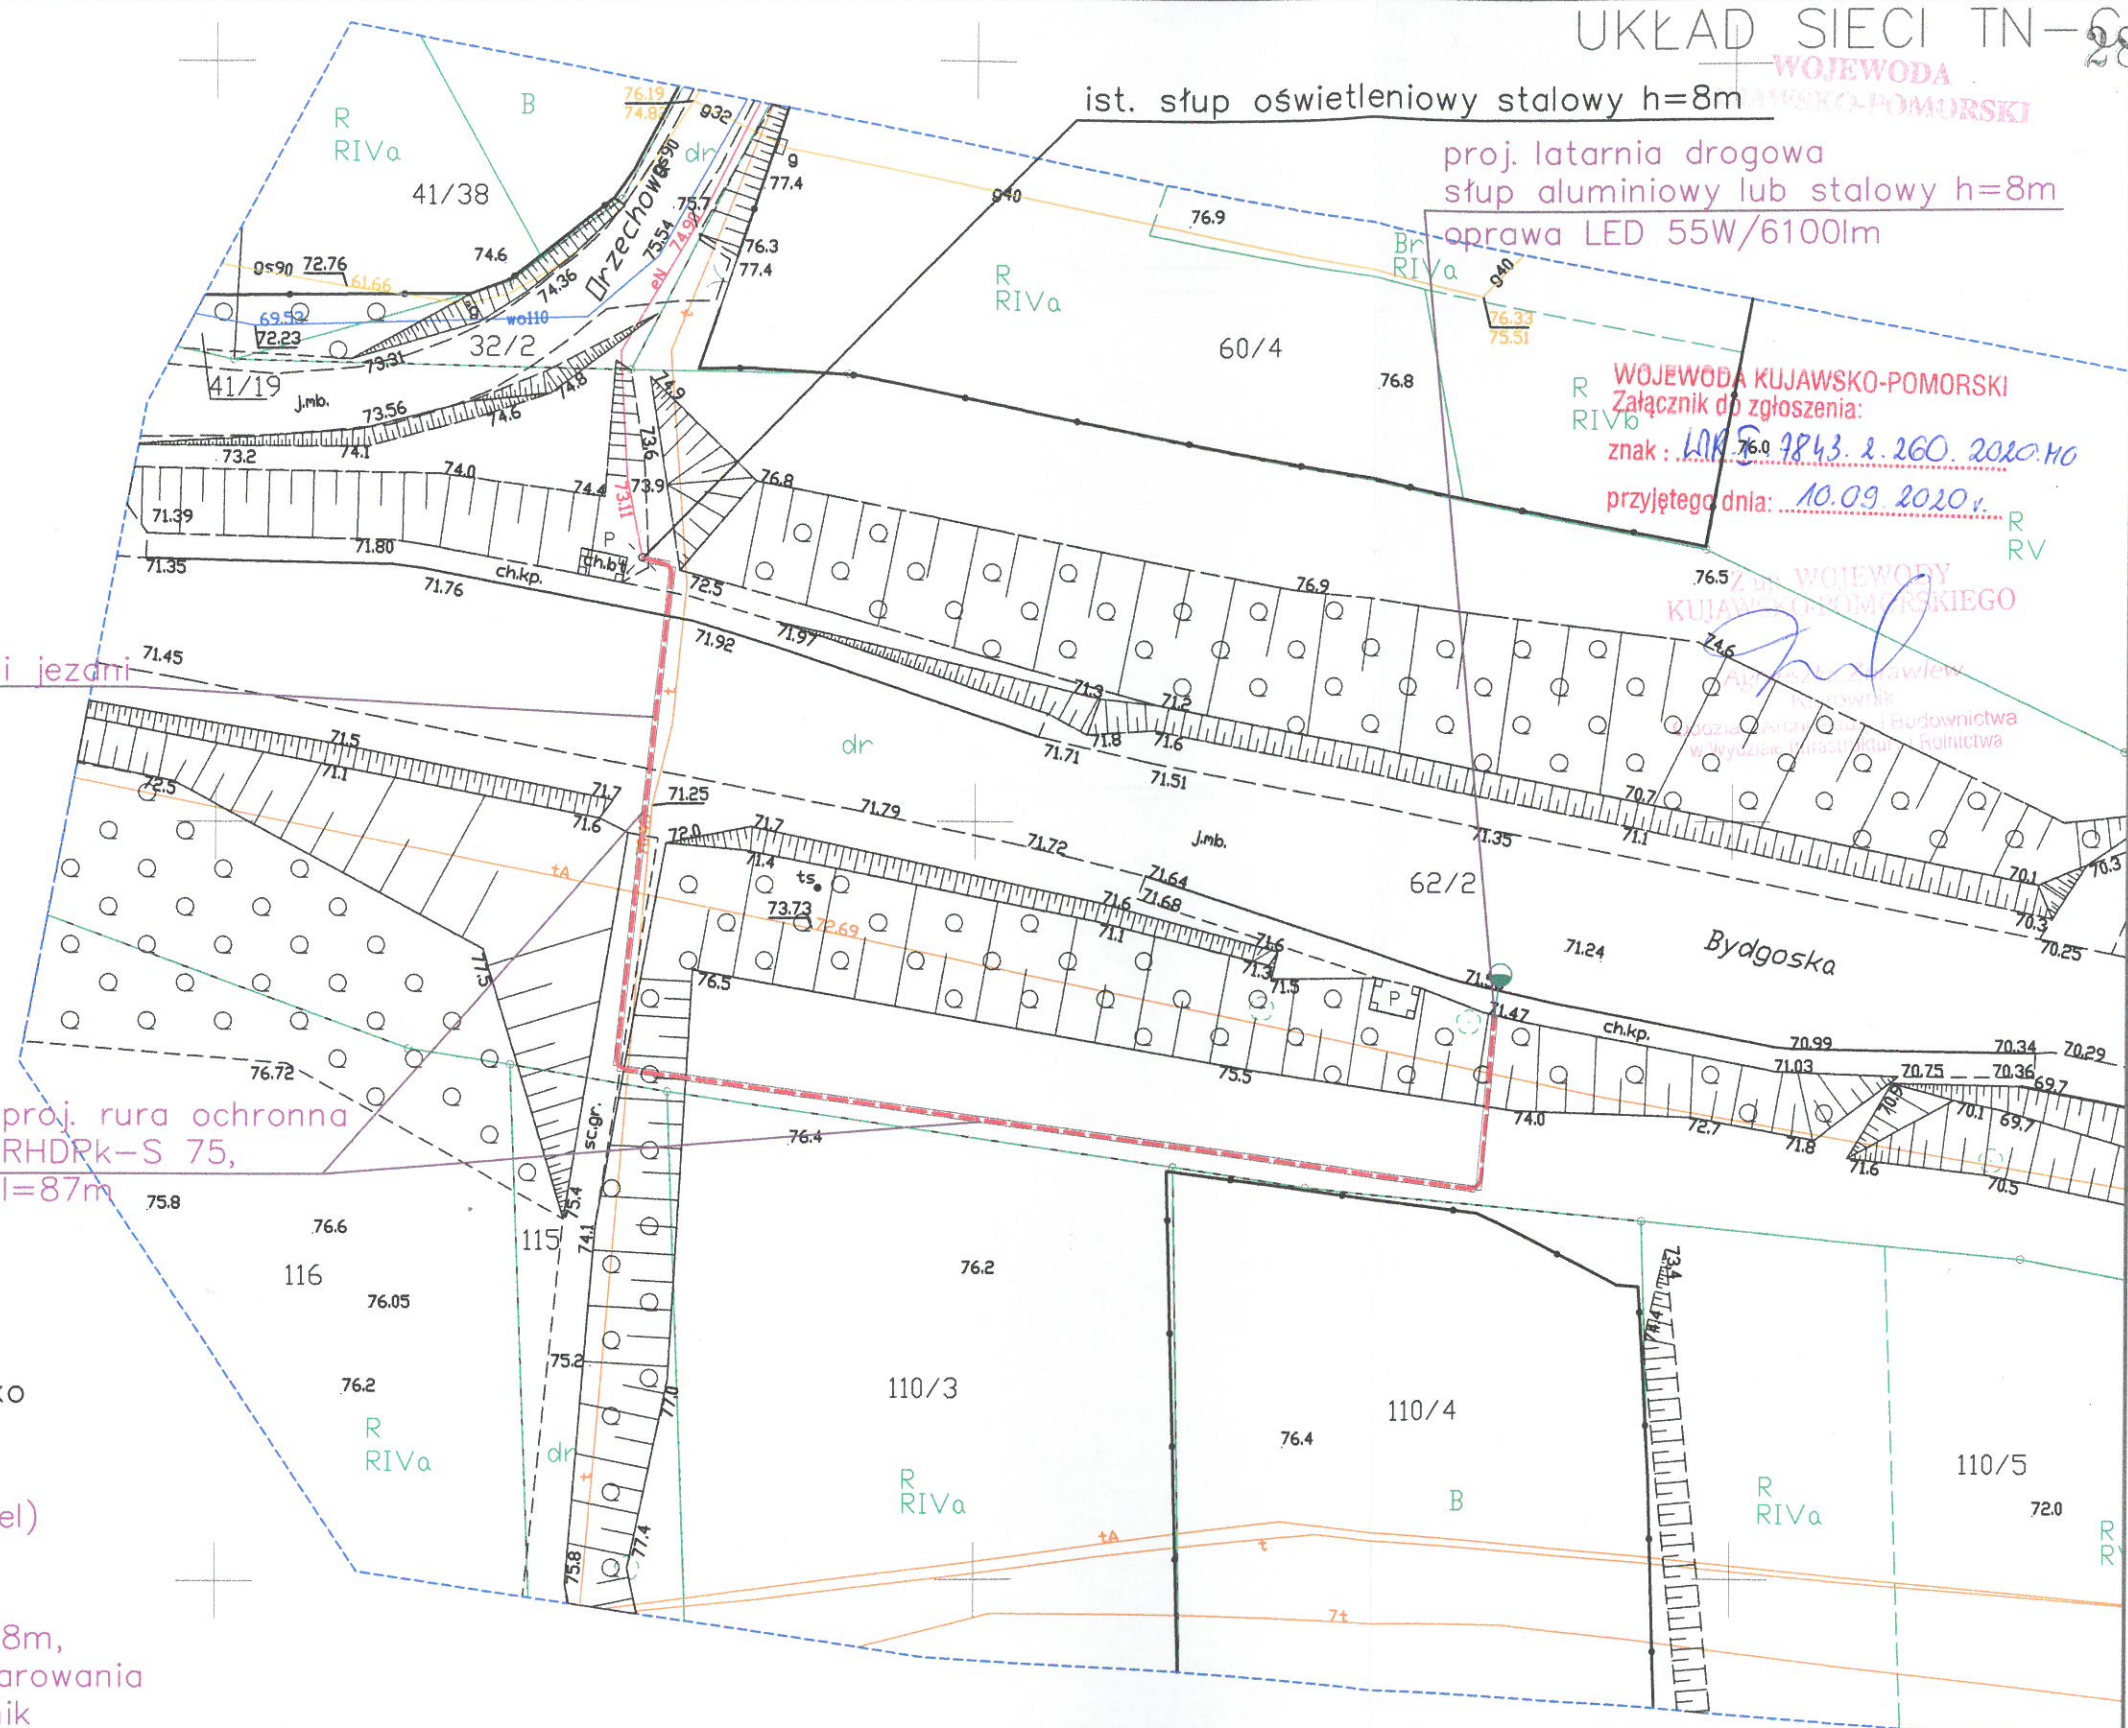

Investor: Gmina Sienko ul. Mrotecka 9, 86-014 Sienko		ProEM Piotr Majda ul. Bydgoska 45b Zamość, 89-200 Szubin	
Tytuł opracowania: „Budowa oświetlenia drogowego przystanku autobusowego w Pawłótku”		Adres: Pow. bydgoski, Gm. Sienko, Obręb Pawłówek, dz. nr: 62/2	
Tytuł rysunku: PROJEKT ZAGOSPODAROWANIA		Podpis:	
Projektant: mgr inż. Piotr Majda	Uprawnienia: uprawnienia budowlane do projektowania bez ograniczeń w specjalności instalacyjnej w zakresie sieci, instalacji i urządzeń elektrycznych i elektroenergetycznych nr ewid. upr. KUP/0087/PWBE/17	Data: 27.07.2020r.	Skala: 1:500
Sprawdzający: inż. Andrzej Polkowski	Uprawnienia: uprawnienia budowlane do projektowania bez ograniczeń w specjalności instalacyjnej w zakresie sieci, instalacji i urządzeń elektrycznych i elektroenergetycznych nr ewid. upr. WBPP-NB 7210/36/83	Data: 27.07.2020r.	Nr rys.: 1