

MAPA DO CELÓW PROJEKTOWYCH

SKALA 1:500

Województwo : kujawsko - pomorskie
Powiat : bydgoski
Gmina : Sicienka

OBREB: PAWŁÓWEK [Nr 0010]

Sekcje mapy nr 6194.19.20.41, 42, 44
Identyfikatorze 6194.19.20.41, 42, 44

PUNK 2000 s. 6 UKI wys. PL-EVRF2007-MH

Mapa powstała po zaktualizowaniu i przetworzeniu numerycznej mapy zasadniczej

Na wykonano ustalenia obciążen służebnościami gruntowymi

Na wykaza się istniejąca w terenie również innych urządzeń podziemnych

LEGENDA:
- - - - - Zakres mapy do celów projektowych

MAPA WYKONANA 19.07.2021 r.


Przedsiębiorstwo Usług Geodezyjno-Kartograficznych i Projektowych "GRUNTMIAR" s.c. Z Łaniewi, K. Górski

Zbigniew Łaniecki
GEODETA UPRAWNIONY
85-790 Bydgoszcz, ul. Kromera 6/64
tel. 52 344 50 89, kom. 891 743 586
Świadectwo M.G.P. i B. 14312

Przedsiębiorstwo Usług Geodezyjno-Kartograficznych i Projektowych "GRUNTMIAR" s.c. Z Łaniewi, K. Górski
85-060 Bydgoszcz, ul. Sobieskiego 8
tel. 052 321 43 75 • NIP 967-00-34-738

- LEGENDA:
- proj. słup stalowy lub aluminiowy h=7m, nr słupa podany na planie zagospodarowania terenu. Na każdym słupie zabudować wysięgnik stalowy lub aluminiowy 1,0m z oprawą LED 55W/6100lm
 - proj. kabel nN 0,4 kV YAKY 4x35 mm², długość trasy i kabla pomiędzy stanowiskami podane na rysunku - odpowiednio: trasa/długość kabla
 - proj. rura ochronna, typ i długość podana na rysunku (RPP75 lub RHDPK-S75)

UKŁAD SIECI TN-C

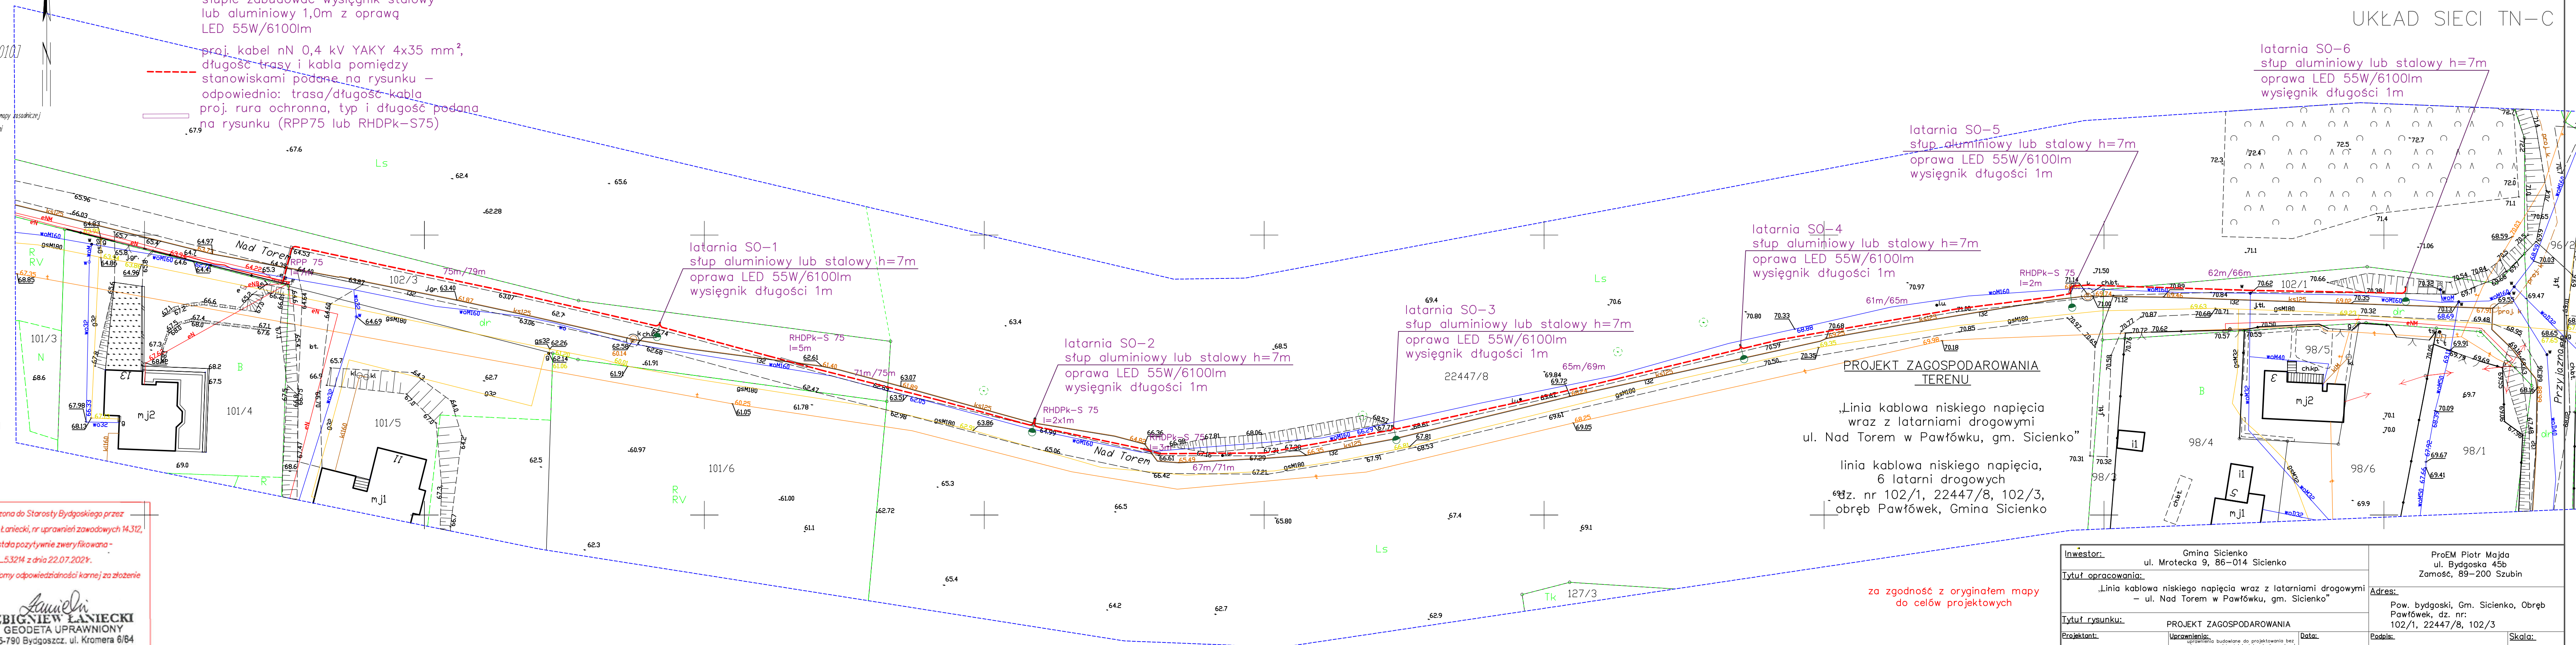

PROJEKT ZAGOSPODAROWANIA TERENU

„Linia kablowa niskiego napięcia wraz z latarniami drogowymi ul. Nad Torem w Pawłówku, gm. Sicienka”

linia kablowa niskiego napięcia, 6 latarni drogowych
dz. nr 102/1, 22447/8, 102/3, obręb Pawłówek, Gmina Sicienka

za zgodność z oryginałem mapy do celów projektowych

proj. kabel nN 0,4 kV YAKY 4x35 mm²
o łącznej długości 401m (trasa)/ 425m (kabel)

Oświadczam, że praca geodezyjna zgłoszona do Starosty Bydgoskiego przez GRUNTMIAR S.C. kierownik prac Zbigniew Łaniecki, nr uprawnień zawodowych 14312, o identyfikatorze Id.6640.4055.2021 została pozytywnie zweryfikowana - protokół weryfikacji nr 6640.4055.2021.53214 z dnia 22.07.2021r.
Jednocześnie informuję, że jestem świadomy odpowiedzialności karnej za złożenie fałszywego oświadczenia.

Zbigniew Łaniecki
GEODETA UPRAWNIONY
85-790 Bydgoszcz, ul. Kromera 6/64
tel. 52 344 50 89, kom. 891 743 586
Świadectwo M.G.P. i B. 14312

data 22.07.2021r.

Inwestor:		Gmina Sicienka ul. Mrotecka 9, 86-014 Sicienka		ProEM Piotr Majda ul. Bydgoska 45b Zamość, 89-200 Szubin	
Tytuł opracowania:		„Linia kablowa niskiego napięcia wraz z latarniami drogowymi - ul. Nad Torem w Pawłówku, gm. Sicienka”		Adres:	
Tytuł rysunku:		PROJEKT ZAGOSPODAROWANIA		Pow. bydgoski, Gm. Sicienka, Obręb Pawłówek, dz. nr: 102/1, 22447/8, 102/3	
Projektant:	mgr inż. Piotr Majda	Uprawnienia:	uprawnienia budowlane do projektowania bez ograniczeń w specjalności instalacyjnej w zakresie sieci, instalacji i urządzeń elektrycznych i elektroenergetycznych nr ewid. upr. KUP/0087/PMBE/17	Data:	30.09.2021r.
Podpis:		Podpis:		Podpis:	
Sprawdzający:	mgr inż. Rafał Janik	Uprawnienia:	uprawnienia budowlane do projektowania bez ograniczeń w specjalności instalacyjnej w zakresie sieci, instalacji i urządzeń elektrycznych i elektroenergetycznych nr ewid. upr. KUP/0087/PMBE/17	Data:	30.09.2021r.
Podpis:		Podpis:		Podpis:	
Skala:	1:500	Nr rys.:	1		