


MAPA DO CELÓW PROJEKTOWYCH

SKALA 1:500

Województwo : kujawsko - pomorskie
 Powiat : bydgoski
 Gmina : Sicienka
 Jedn. ewid. : Sicienka 1040307.21
 DIBREB: SICIENKO [Nr 0013]
 Sekcja mapy nr 6.195.19.12.14, 2.3, 32, 4.1
 1666401758/2020 Nr ks. rob. 83/2020
 PUMG 2000 s. 6 UKT wys. PL-EVRF2007-NH
 Mapa powstała po zaktualizowaniu i przetworzeniu numerycznej mapy zasadniczej
 Nie wykonano ustaleń obciążeni służebności gruntowych
 Wz. Wykaza się składowa a terenie
 również innych urządzeń podziem-
 nych ulicznych, a nie zgłoszonych
 do inwentaryzacji geodezyjnej

LEGENDA:
 --- Zakres mapy do celów projektowych

MAPA WYKONANA: 08.04.2020 r.
 Przedsiębiorstwo Usług Geodezyjno -
 Kartograficznych i Projektowych
 "GRUNTIMAR" s.c. Złotych, K. Górski

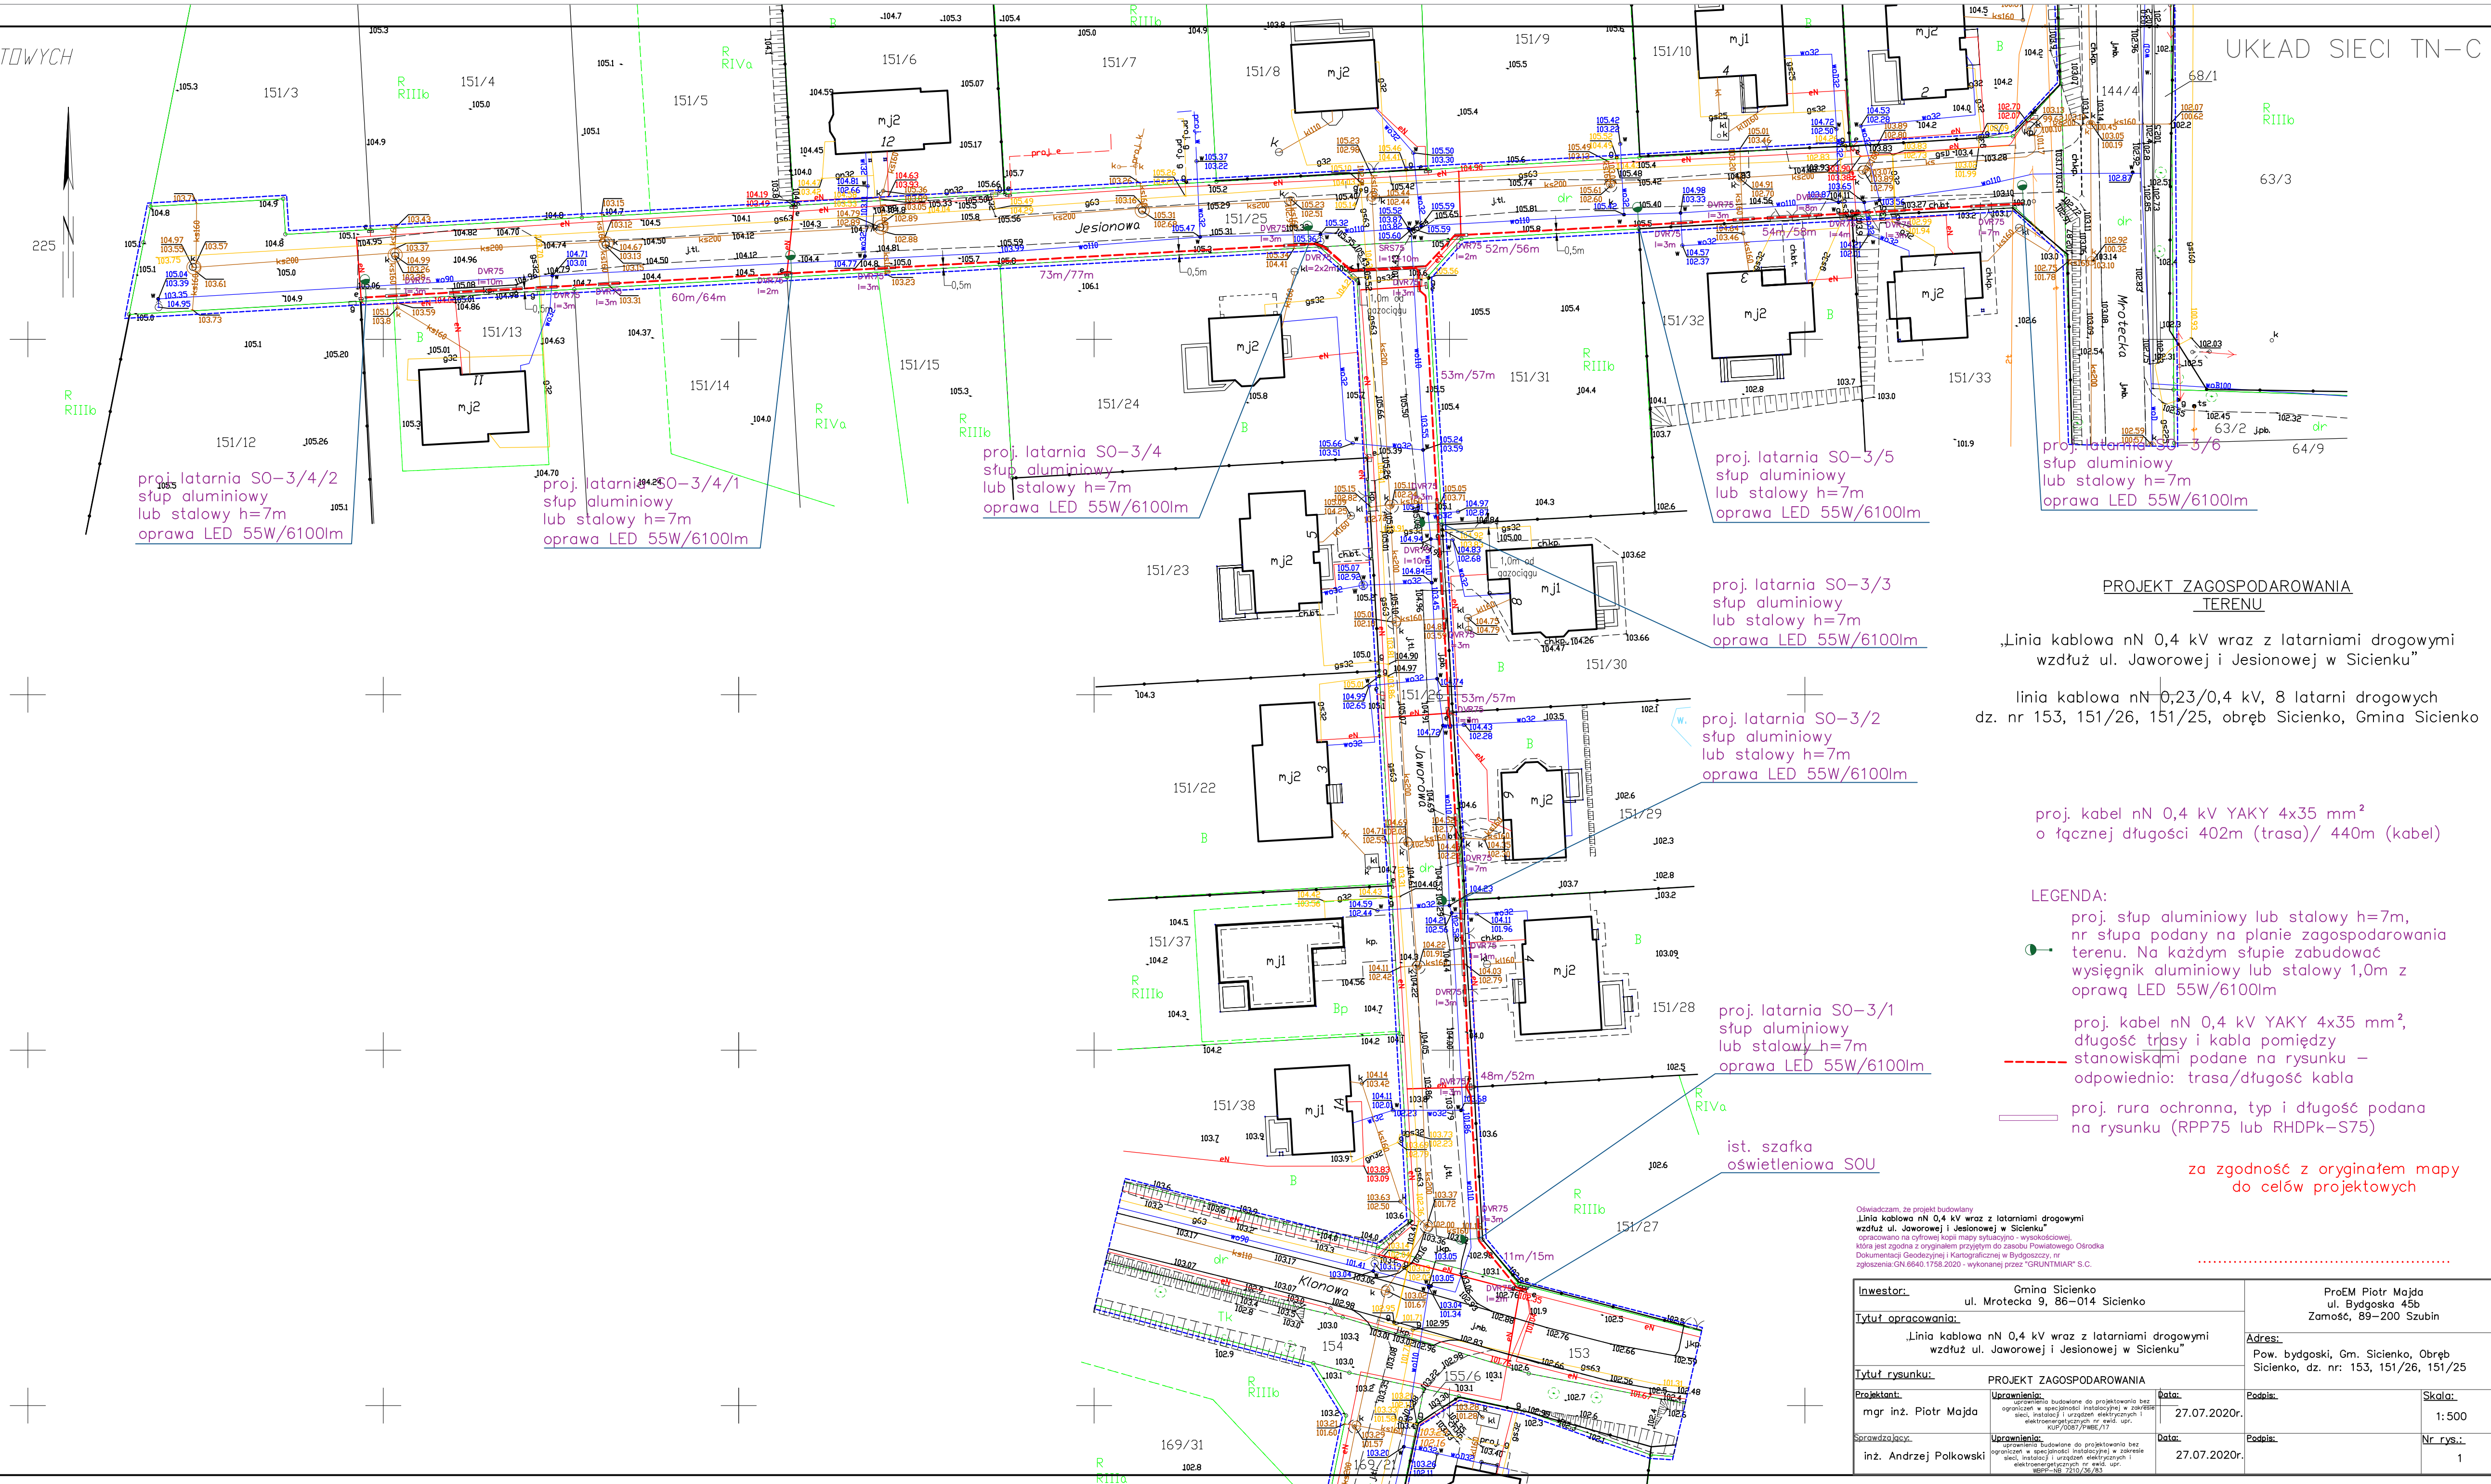

UKŁAD SIECI TN-C

proj. latarnia SO-3/4/2
 słup aluminiowy
 lub stalowy h=7m
 oprawa LED 55W/6100lm

proj. latarnia SO-3/4/1
 słup aluminiowy
 lub stalowy h=7m
 oprawa LED 55W/6100lm

proj. latarnia SO-3/4
 słup aluminiowy
 lub stalowy h=7m
 oprawa LED 55W/6100lm

proj. latarnia SO-3/5
 słup aluminiowy
 lub stalowy h=7m
 oprawa LED 55W/6100lm

proj. latarnia SO-3/6
 słup aluminiowy
 lub stalowy h=7m
 oprawa LED 55W/6100lm

proj. latarnia SO-3/3
 słup aluminiowy
 lub stalowy h=7m
 oprawa LED 55W/6100lm

proj. latarnia SO-3/2
 słup aluminiowy
 lub stalowy h=7m
 oprawa LED 55W/6100lm

proj. latarnia SO-3/1
 słup aluminiowy
 lub stalowy h=7m
 oprawa LED 55W/6100lm

PROJEKT ZAGOSPODAROWANIA TERENU

„Linia kablowa nN 0,4 kV wraz z latarniami drogowymi wzdłuż ul. Jaworowej i Jesionowej w Sicienku”

linia kablowa nN 0,23/0,4 kV, 8 latarni drogowych dz. nr 153, 151/26, 151/25, obręb Sicienka, Gmina Sicienka

proj. kabel nN 0,4 kV YAKY 4x35 mm²
 o łącznej długości 402m (trasa)/ 440m (kabel)

- LEGENDA:
- proj. słup aluminiowy lub stalowy h=7m, nr słupa podany na planie zagospodarowania terenu. Na każdym słupie zabudować wysięgnik aluminiowy lub stalowy 1,0m z oprawą LED 55W/6100lm
 - proj. kabel nN 0,4 kV YAKY 4x35 mm², długość trasy i kabla pomiędzy stanowiskami podane na rysunku – odpowiednio: trasa/długość kabla
 - proj. rura ochronna, typ i długość podana na rysunku (RPP75 lub RHPK-S75)

za zgodność z oryginałem mapy do celów projektowych

Oświadczam, że projekt budowlany „Linia kablowa nN 0,4 kV wraz z latarniami drogowymi wzdłuż ul. Jaworowej i Jesionowej w Sicienku” opracowano na cyfrowej kopii mapy sytuacyjno - wysokościowej, która jest zgodna z oryginałem przyjętym do zasobu Powiatowego Ośrodka Dokumentacji Geodezyjnej i Kartograficznej w Bydgoszczy, nr zgłoszenia: GN.6640.1758.2020 - wykonanej przez "GRUNTIMAR" S.C.

Inwestor:		Gmina Sicienka ul. Mrotecka 9, 86-014 Sicienka		ProEM Piotr Majda ul. Bydgoska 45b Zarność, 89-200 Szubin	
Tytuł opracowania:		„Linia kablowa nN 0,4 kV wraz z latarniami drogowymi wzdłuż ul. Jaworowej i Jesionowej w Sicienku”		Adres: Pow. bydgoski, Gm. Sicienka, Obręb Sicienka, dz. nr: 153, 151/26, 151/25	
Tytuł rysunku:		PROJEKT ZAGOSPODAROWANIA			
Projektant:	mgr inż. Piotr Majda	Uprawnienie:	opracowania budowlane do projektowania bez ograniczeń w specjalności instalacyjnej w zakresie sieci, instalacji i urządzeń elektrycznych i elektroenergetycznych nr świad. opr. - EUP/0087/PMBE/17	Data:	27.07.2020r.
Sprawdzający:	inż. Andrzej Polkowski	Uprawnienie:	opracowania budowlane do projektowania bez ograniczeń w specjalności instalacyjnej w zakresie sieci, instalacji i urządzeń elektrycznych i elektroenergetycznych nr świad. opr. - EUP/0087/PMBE/17	Data:	27.07.2020r.
		Podpis:		Podpis:	Skala:
				1:500	
		Podpis:		Podpis:	Nr rys.:
				1	