


MAPA DO CELÓW PROJEKTOWYCH

SKALA 1:500

Województwo : kujawsko - pomorskie
 Powiat : bydgoski
 Gmina : Sienko
 Jedn. ewid. : Sienko (040307_21)
OBRĘB: SAMSIECZNO (Nr 0011)
 Sekcje mapy nr 6.195.18.02.14, 2.3, 3.2, 4.1, 4.2, 4.3, 4.4
 1d6640.3037.2020 Nr ks. rob. 140/2020
 PUVG 2000 s. 6 Ukt wys. PL-EVRP2007-NH
 Mapa powstała po zaktualizowaniu numerycznej mapy zasadniczej pozyskanej z PDBK
 Nie wykonano ustaleń obciążeń służebności gruntowych
 Nie wykaza się istnienia w terenie również innych urządzeń podobnych do inwentaryzacji geodezyjnej

LEGENDA:
 - - - - - Zakres mapy do celów projektowych
 MAPĘ WYKONANO 19.06.2020r.
 Przedsiębiorstwo Usług Geodezyjno - Kartograficznych i Projektowych "GRUNTMAR" sp. z o.o. ul. Ławki 8, Ławki

UKŁAD SIECI TN-C

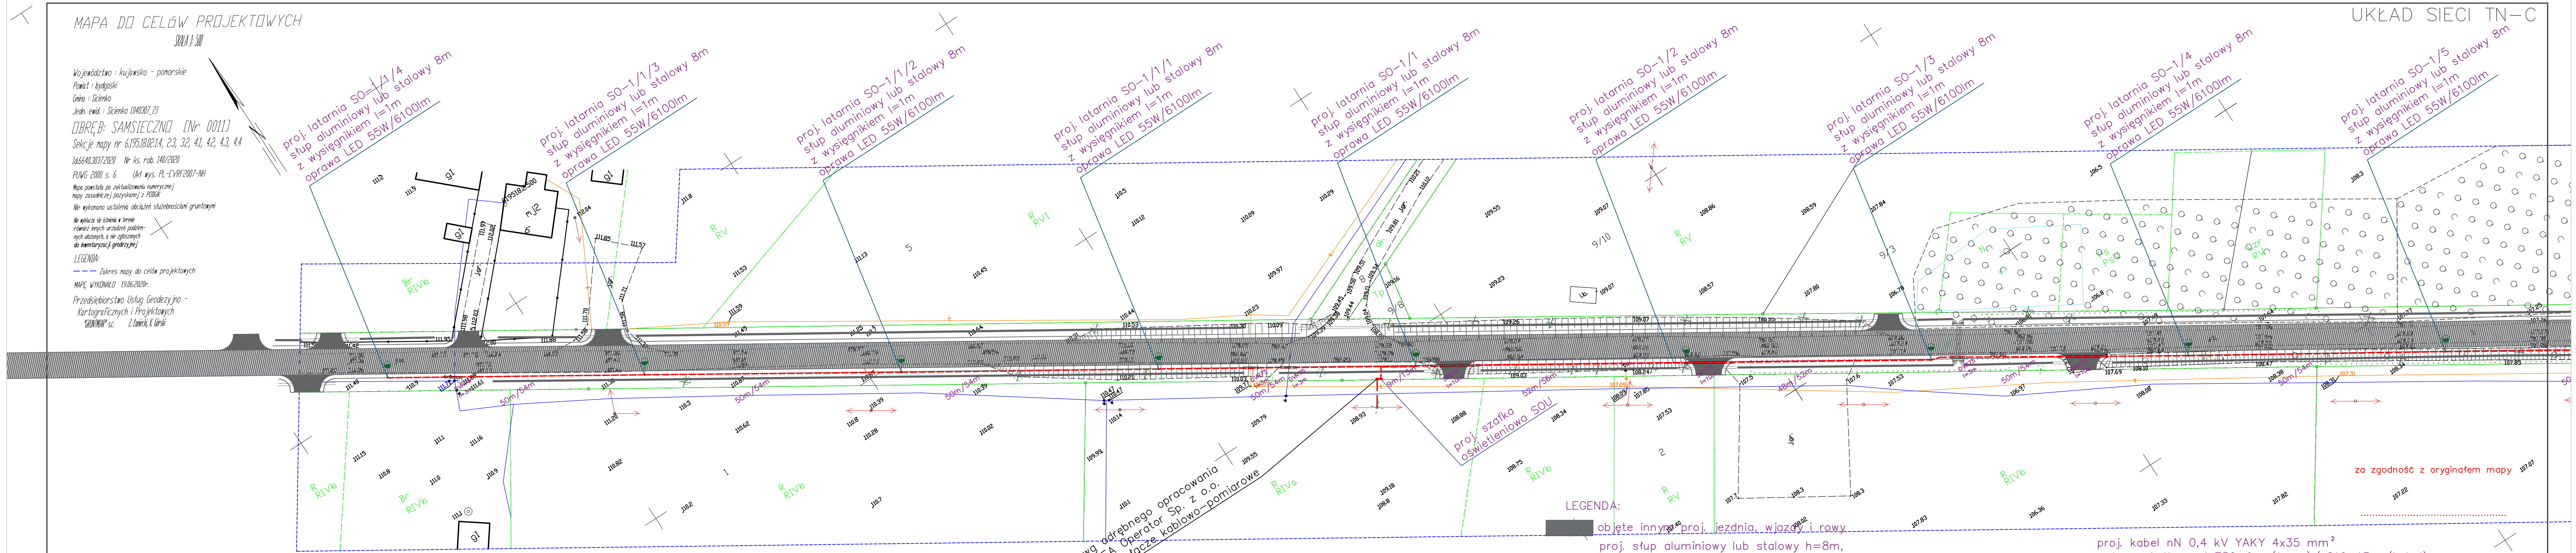

PROJEKT ZAGOSPODAROWANIA TERENU

„Budowa linii kablowej nN 0,4 kV wraz z latarniami drogowymi w msc. Marynin, gm. Sienko”

linia kablowa nN 0,23/0,4 kV, szafka oświetleniowa, 16 latarni drogowych dz. nr 4, obręb Samsieczno, Gmina Sienko

- LEGENDA:**
- objęte innymi projektami
 - proj. jezdnia, wjazd i rowy
 - proj. słupek aluminiowy lub stalowy h=8m, nr słupeki podany na planie zagospodarowania terenu. Na każdym słupku zabudować wysięgnik aluminiowy lub stalowy 1,0m z oprawką LED 55W/6100lm
 - proj. kabel nN 0,4 kV YAKY 4x35 mm², długość trasy i kabla pomiędzy stanowiskami podane na rysunku – odpowiednio: trasa/długość kabla
 - proj. rura ochronna, typ i długość podana na rysunku (RPP75 lub RHDPk-S75)

Oświadczam, że projekt budowlany „Budowa linii kablowej nN 0,4 kV wraz z latarniami drogowymi w msc. Marynin, gm. Sienko” opracowano na cyfrowej kopii mapy sytuacyjno - wysokościowej, która jest zgodna z oryginałem przyniesionym do zasobu Powiatowego Ośrodka Dokumentacji Geodezyjnej i Kartograficznej w Bydgoszczy, nr zgłoszenia:GN.6640.3037.2020- wykonanej przez "GRUNTMAR" S.C.

proj. kabel nN 0,4 kV YAKY 4x35 mm² o łącznej długości 750+9m (trasa)/ 810+13m (kabel)

Inwestor: Gmina Sienko ul. Mrotecka 9, 86-014 Sienko		ProEM Piotr Majda ul. Bydgoska 45b Zamość, 89-200 Szubin	
Tytuł opracowania: Budowa linii kablowej nN 0,4 kV wraz z latarniami drogowymi w msc. Marynin, gm. Sienko		Adres: Pow. bydgoski, Gm. Sienko, Obręb Samsieczno, dz. nr: 4	
Tytuł rysunku: PROJEKT ZAGOSPODAROWANIA			
Projektant: mgr inż. Piotr Majda	Uprawnienia: uprawnienia budowlane do projektowania bez ograniczeń w specjalności instalacyjnej w zakresie sieci, instalacji i urządzeń elektrycznych i elektroenergetycznych nr ewid. spor. KUP/2008/PMBE/717	Data: 30.09.2020r.	Podpis:
Sprawdzający: inż. Andrzej Polkowski	Uprawnienia: uprawnienia budowlane do projektowania bez ograniczeń w specjalności instalacyjnej w zakresie sieci, instalacji i urządzeń elektrycznych i elektroenergetycznych nr ewid. spor. WBR-NB 7210/16/83	Data: 30.09.2020r.	Podpis:
		Skala: 1:500	Nr rys.: 2