

MAPA DO CELÓW PROJEKTOWYCH

SKALA 1:500

Województwo: kujawsko - pomorskie
Powiat: bydgoski
Lpna: Sicienka
Jedn. ewid.: Sicienka [040307_21]
Dz. Rej. G. GLISZCZ [Nr 0004]
Sektory mapy nr 6196,18,182,3, 32, 41
16640,8078,2021 Nr ks. rob. 332/2021
PUNG 2000 s. 6 Ukł wys. PL-EVRF2007-NH
Mapa powstała po zaktualizowaniu numerycznej mapy zasadniczej pozyskanej z PDOK
Nie wykonano wystąpienia obciążeń służebności gruntowych
Nie wykaza się istnieniu w terenie również innych urządzeń podziemnych używanych a nie zgłoszonych do inwentaryzacji geodezyjnej

LEGENDA:
Zakres mapy do celów projektowych

MAPĘ WYKONAŁ: 09.11.2021r.
Przedsiębiorstwo Usług Geodezyjno - Kartograficznych i Projektowych
GRUNTMAR s.c. Z. Łaniecki, K. Górski

Oświadczam, że praca geodezyjna zgłoszona do Starosty Bydgoskiego przez GRUNTMAR S.C. kierownik prac Zbigniew Łaniecki, nr uprawnień zawodowych M.312, a identyfikatorze 16640.8078.2021 została pozytywnie zweryfikowana - protokół weryfikacji nr 6640.8078.2021.58007 z dnia 17.11.2021r.
Jednocześnie informuję, że jestem świadomy odpowiedzialności karnej za złożenie fałszywego oświadczenia.

Zbigniew Łaniecki
GEODETA UPRAWNIONY
85-790 Bydgoszcz, ul. Kromera 6/64
tel. 52 344 50 89; kom. 691 743 586
Świadectwo M.G.P. I B. 14312


data 17.11.2021r.

Zbigniew Łaniecki
GEODETA UPRAWNIONY
85-790 Bydgoszcz, ul. Kromera 6/64
tel. 52 344 50 89; kom. 691 743 586
Świadectwo M.G.P. I B. 14312

Przedsiębiorstwo Usług Geodezyjno - Kartograficznych i Projektowych
GRUNTMAR s.c.
Z. Łaniecki, K. Górski
85-060 Bydgoszcz, ul. Sobieskiego 6
tel. 52 521 43 75; NIP 987-00-34-738

LEGENDA:

- proj. słup stalowy lub aluminiowy h=8m, nr słupa podany na planie zagospodarowania terenu. Wysięgник stalowy lub aluminiowy z oprawą LED 55W/6100lm
- proj. kabel nN 0,4 kV YAKY 4x35 mm², długość trasy i kabla pomiędzy stanowiskami podane na rysunku - odpowiednio: trasa/długość kabla
- proj. rura ochronna, typ i długość podana na rysunku (RPP75 lub RHDPK-S75)

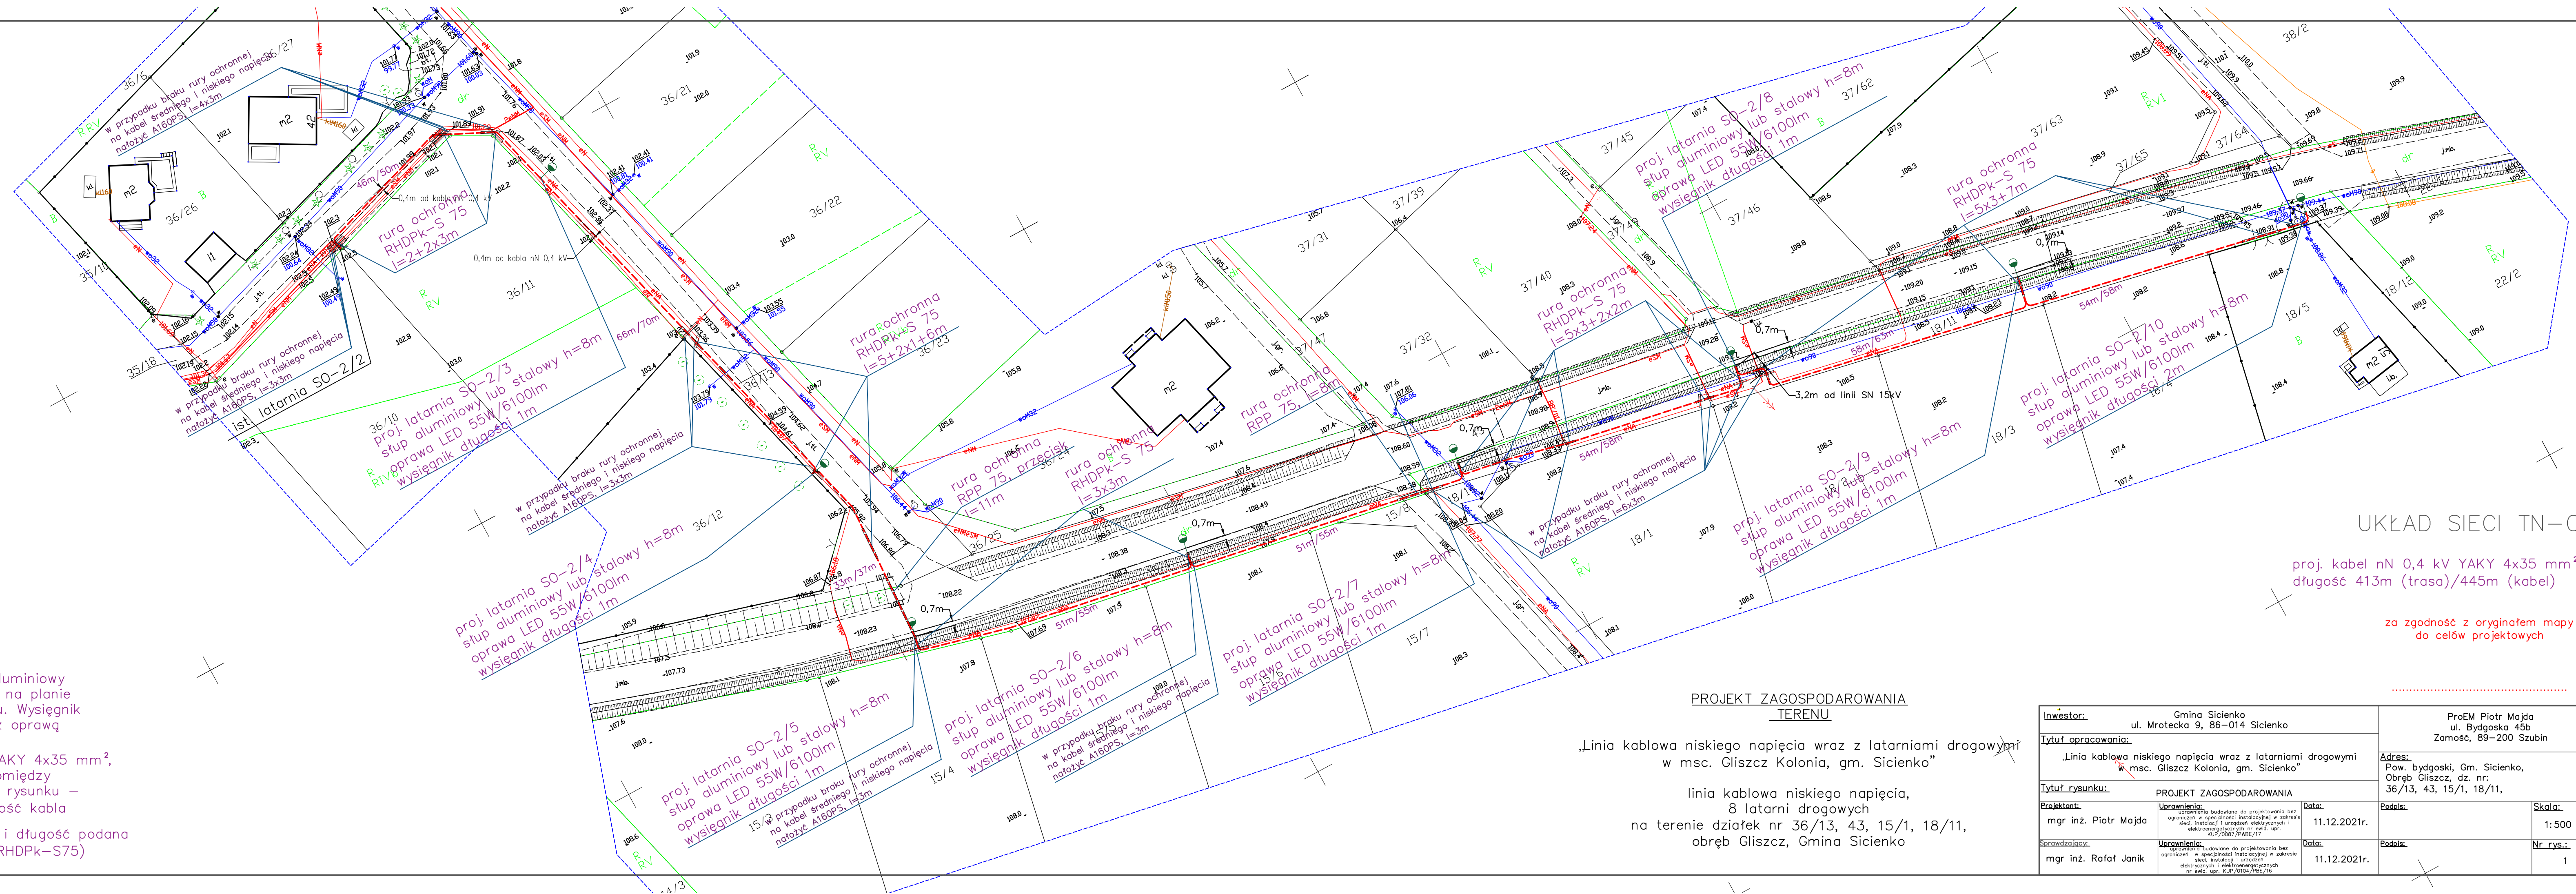

PROJEKT ZAGOSPODAROWANIA TERENU
„Linia kablowa niskiego napięcia wraz z latarniami drogowymi w msc. Gliszcz Kolonia, gm. Sicienka”
linia kablowa niskiego napięcia, 8 latarni drogowych na terenie działek nr 36/13, 43, 15/1, 18/11, obręb Gliszcz, Gmina Sicienka

Investor:	Gmina Sicienka ul. Mrotecka 9, 86-014 Sicienka	ProEM Piotr Majda ul. Bydgoska 45b Zamość, 89-200 Szubin
Tytuł opracowania:	„Linia kablowa niskiego napięcia wraz z latarniami drogowymi w msc. Gliszcz Kolonia, gm. Sicienka”	Adres: Pow. bydgoski, Gm. Sicienka, Obręb Gliszcz, dz. nr: 36/13, 43, 15/1, 18/11,
Tytuł rysunku:	PROJEKT ZAGOSPODAROWANIA	
Projektant:	mgr inż. Piotr Majda	Data: 11.12.2021r.
Uprawnienia:	Uprawnienia: Budowlane do projektowania bez ograniczeń w specjalności instalacyjnej w zakresie sieci, instalacji i urządzeń elektroenergetycznych nr ewid. upr. KUP/0087/PMBE/17	Podpis:
Skala:	1:500	Nr rys.: 1
Sprawdzający:	mgr inż. Rafat Janik	Data: 11.12.2021r.
Uprawnienia:	Uprawnienia: Budowlane do projektowania bez ograniczeń w specjalności instalacyjnej w zakresie sieci, instalacji i urządzeń elektroenergetycznych nr ewid. upr. KUP/0104/PBE/16	Podpis:

UKŁAD SIECI TN-C

proj. kabel nN 0,4 kV YAKY 4x35 mm²
długość 413m (trasa)/445m (kabel)

za zgodność z oryginałem mapy do celów projektowych