

MAPA DO CELÓW PROJEKTOWYCH

SKALA 1:500

Województwo : kujawsko - pomorskie  
Powiat : bydgoski  
Gmina : Sicienka  
Jedn. ewid. : Sicienka 1040307\_21

OBREB: ZIELONCZYN ENr 00231

Działka nr 280

Sekcje mapy nr 6,194,19,18,32, 18,34, 23,12

14.664.156/9.2022 Nr ks. rob. 75/2022

PUNIG 2000 s. 6 UK1 wys. PL-EVR/2007-NH

Mapa powstała po zaktualizowaniu numerycznej mapy zasadniczej pozyskanej z PDRGK

Nie wykonano ustaleń obciążen służebnościami gruntowymi

Na wykazie się istnieją w terenie również innych urządzeń poziomych ulicznych, a nie zgłoszonych do inwentaryzacji geodezyjnej

LEGENDA:

--- Zakres mapy do celów projektowych

MAPĘ WYKONAŁO 15.03.2022r.

Przedsiębiorstwo Usług Geodezyjno-Kartograficznych i Projektowych "GRUNTMAR" s.c. Z. Łaniecki, K. Górski

Przedsiębiorstwo Usług Geodezyjno-Kartograficznych i Projektowych "GRUNTMAR" s.c. Z. Łaniecki, K. Górski

Oświadczam, że praca geodezyjna zgłoszona do Starosty Bydgoskiego przez GRUNTMAR S.C. kierownik prac Zbigniew Łaniecki, nr uprawnień zawodowych 14312, o identyfikatorze id 6640.1569.2022 została pozytywnie zweryfikowana - protokół weryfikacji nr 6640.1569.2022\_62555 z dnia 17.03.2022r.  
Jednocześnie informuję, że jestem świadomy odpowiedzialności karnej za złożenie fałszywego oświadczenia.

Zbigniew Łaniecki  
GEODETA UPRAWNIONY  
85-790 Bydgoszcz, ul. Kromera 6/84  
tel. 52 344 50 89, kom. 691 743 586  
Świadectwo M.G.P. i B. 14312

proj. kabel nN 0,4 kV YAKY 4x35 mm<sup>2</sup>  
o łącznej długości 303m (trasa)/ 331m (kabel)


LEGENDA:

proj. słup stalowy lub aluminiowy h=8m, nr słupa podany na planie zagospodarowania terenu. Na każdym słupie zabudować wysięgnik stalowy lub alumnowy 2,0m z oprawą LED 51W/7550lm

proj. kabel nN 0,4 kV YAKY 4x35 mm<sup>2</sup>,  
długość trasy i kabla pomiędzy stanowiskami podane na rysunku - odpowiednio: trasa/długość kabla

proj. rura ochronna, typ i długość podana na rysunku (RPP75 lub RHPK-S75)

szafka oświetleniowa SOU

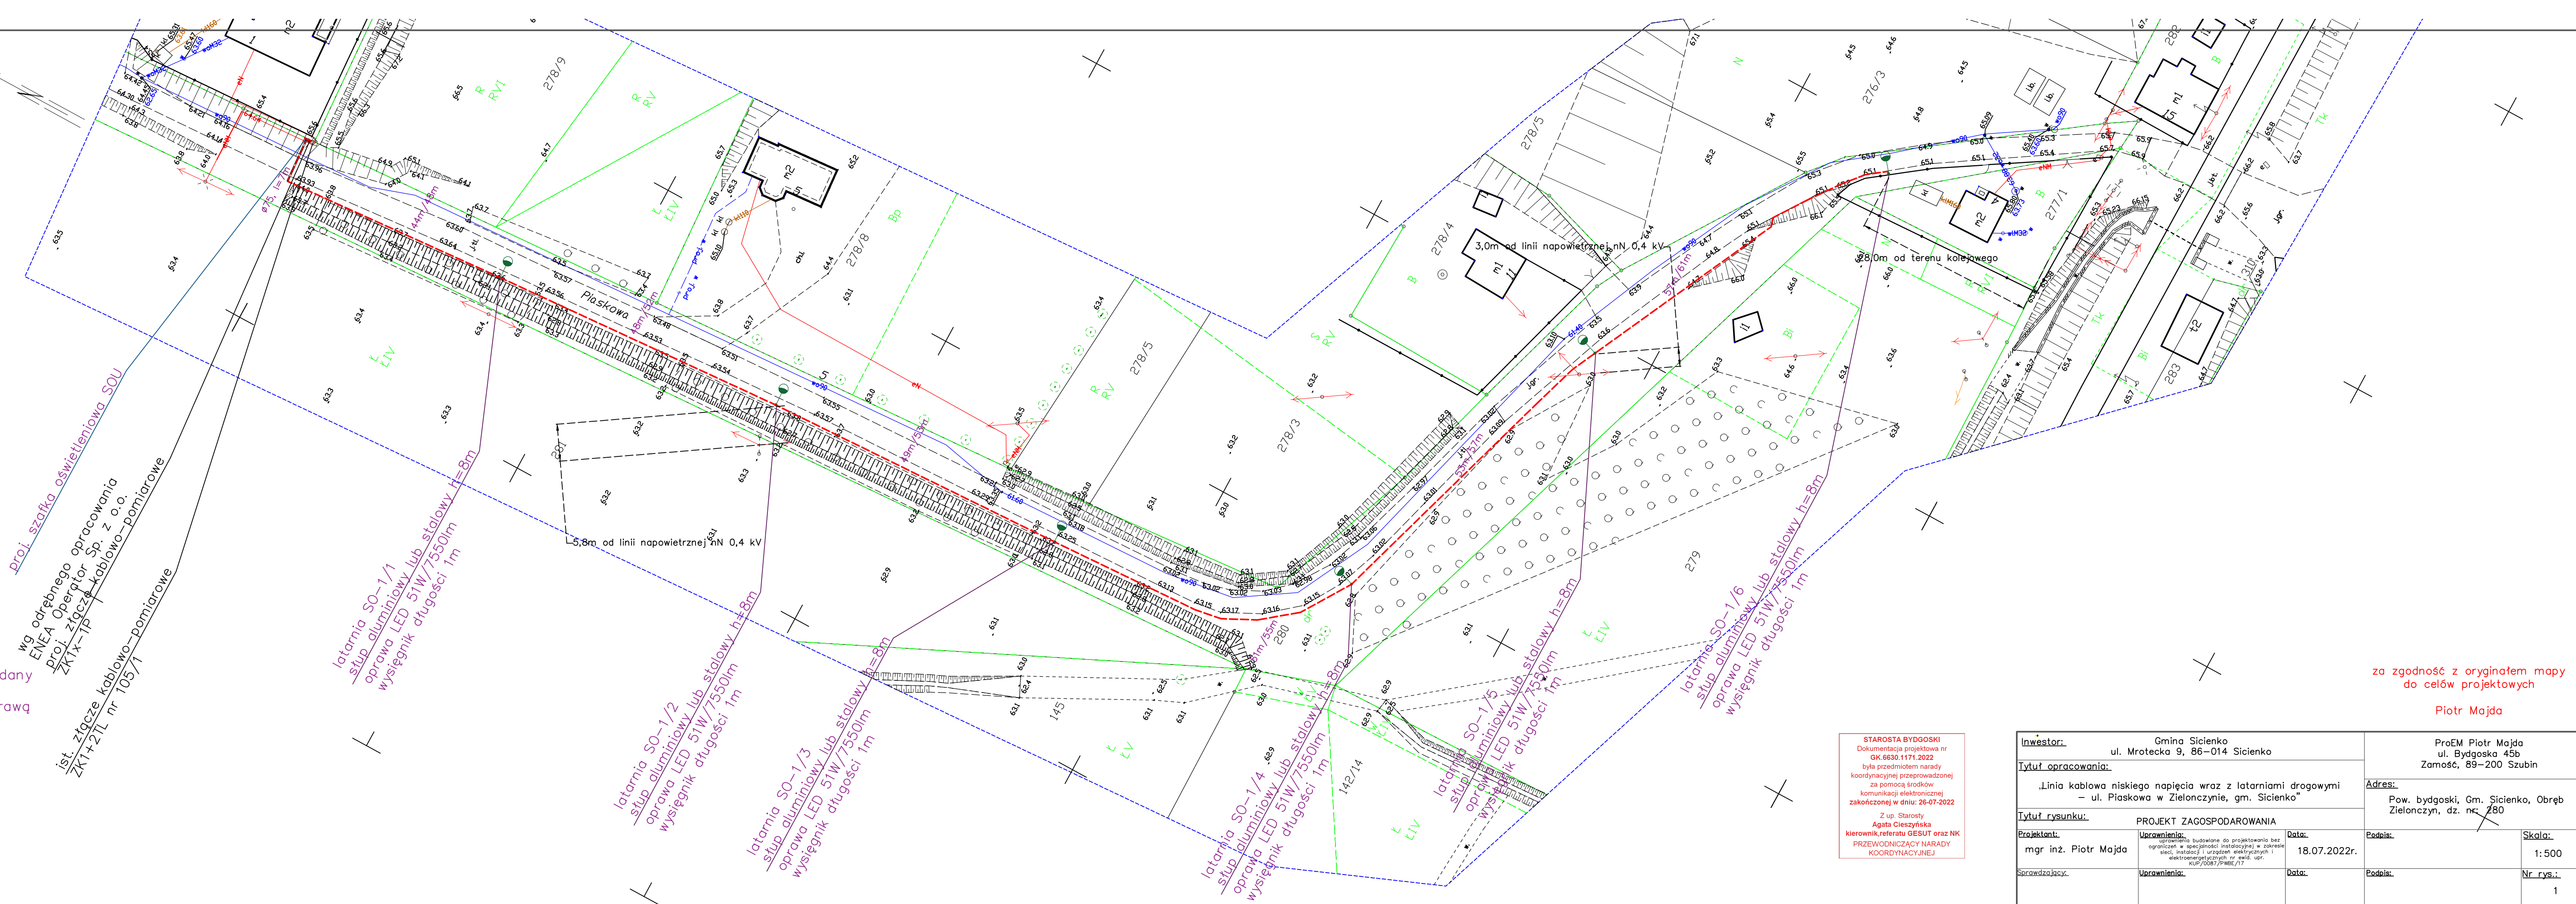

STAROSTA BYDGOSKI  
Dokumentacja projektowa nr GK.6630.1171.2022  
była przedmiotem narady koordynacyjnej przeprowadzonej za pomocą środków komunikacji elektronicznej zakończonej w dniu: 26-07-2022  
Z up. Starosty Agata Cieszyńska kierownik, referatu GESUT oraz NK PRZEWODNICZĄCY NARADY KOORDYNACYJNEJ

za zgodność z oryginałem mapy do celów projektowych

Piotr Majda

Investor:	Gmina Sicienka ul. Mrotecka 9, 86-014 Sicienka	ProEM Piotr Majda ul. Bydgoska 45b Zamość, 89-200 Szubin
Tytuł opracowania:	„Linia kablowa niskiego napięcia wraz z latarniami drogowymi – ul. Piaskowa w Zielonczynie, gm. Sicienka”	
Tytuł rysunku:	PROJEKT ZAGOSPODAROWANIA	
Projektant:	mgr inż. Piotr Majda	Adres: Pow. bydgoski, Gm. Sicienka, Obręb Zielonczyn, dz. nr: 280
Uprawnienia:	Uprawnienia budowlane do projektowania bez ograniczeń w specjalności instalacyjnej w zakresie sieci, instalacji i urządzeń elektrycznych i elektroenergetycznych nr ewid. upr. KUP/0087/PMBE/17	Data: 18.07.2022r.
Sprawdzający:	Uprawnienia:	Data:
Podpis:	Podpis:	Skala: 1:500
Nr rys.:	Nr rys.:	1