

MAPA DO CELÓW PROJEKTOWYCH

SKALA 1:500

Województwo : kujawsko - pomorskie
Powiat : bydgoski
Gmina : Sicienka
Jedn. ewid. : Sicienka 1040307_21
OBRĘB: SZCZUTKI [Nr 0015]
Dziątko nr 97
Seksja mapy nr 6.195.2016.3.3, 16.3.4, 21.1.1, 21.1.2
1:6640.1568.2022 Nr ks. rob. 74/2021
PUNIG 2000 s. 6 UK4 wys. PL-EVRZ2007-NH
Mapa powstała po zaktualizowaniu numerycznej mapy zasadniczej pozyskanej z PDRGR

Mapa powstała po zaktualizowaniu numerycznej mapy zasadniczej pozyskanej z PDRGR
Nie wykonano ustaleń obciążeni służebności gruntowych
Nie wykazano istniejącej w terenie rzeźnicy innych urządzeń podziemnych ukrytych i nie zgłoszonych do inwentaryzacji geodezyjnej

LEGENDA:
- - - - - Zakres mapy do celów projektowych
MAPA WYKONANA 04.03.2022r.
Przedsiębiorstwo Usług Geodezyjno - Kartograficznych i Projektowych "GRUNTMIAR" s.c. z siedzibą w Łosiu

proj. kabel nN 0,4 kV YAKY 4x35 mm²
o łącznej długości 226m (trasa)/250m (kabel)

LEGENDA:
proj. słup stalowy lub aluminiowy h=8m, nr słupa podany na planie zagospodarowania terenu. Na każdym słupie zabudować wysięgnik stalowy lub aluminiowy 2,0m z oprawką LED 51W/7550lm

proj. kabel nN 0,4 kV YAKY 4x35 mm²,
długość trasy i kabla pomiędzy stanowiskami podane na rysunku -
odpowiednio: trasa/długość kabla


proj. rura ochronna, typ i długość podana na rysunku (RPP75 lub RHPK-S75)

ZBIGNIEW ŁANIECKI
GEODETA UPRAWNIONY
85-790 Bydgoszcz, ul. Kromera 6/64
tel. 52 344 50 89, kom. 691 743 586
Świadectwo M.G.P. I B. 14312

Przedsiębiorstwo Usług Geodezyjno-Kartograficznych i Projektowych
GRUNTMIAR s.c.
Z. Łaniewski, K. Górski
85-090 Bydgoszcz, ul. Sobieskiego 8
tel. 052 251 43 75 • NIP 987-00-34-738

Oświadczam, że praca geodezyjna zgłoszona do Starosty Bydgoskiego przez GRUNTMIAR S.C. kierownik prac Zbigniew Łaniewski, nr uprawnień zawodowych 14.312, o identyfikatorze id.6640.1568.2022 została pozytywnie zweryfikowana - protokół weryfikacji nr 6640.1568.2022_62101 z dnia 07.03.2022r.
Jednocześnie informuję, że jestem świadomy odpowiedzialności karnej za złożenie fałszywego oświadczenia.
data 07.03.2022r. podpis

ZBIGNIEW ŁANIECKI
GEODETA UPRAWNIONY
85-790 Bydgoszcz, ul. Kromera 6/64
tel. 52 344 50 89, kom. 691 743 586
Świadectwo M.G.P. I B. 14312

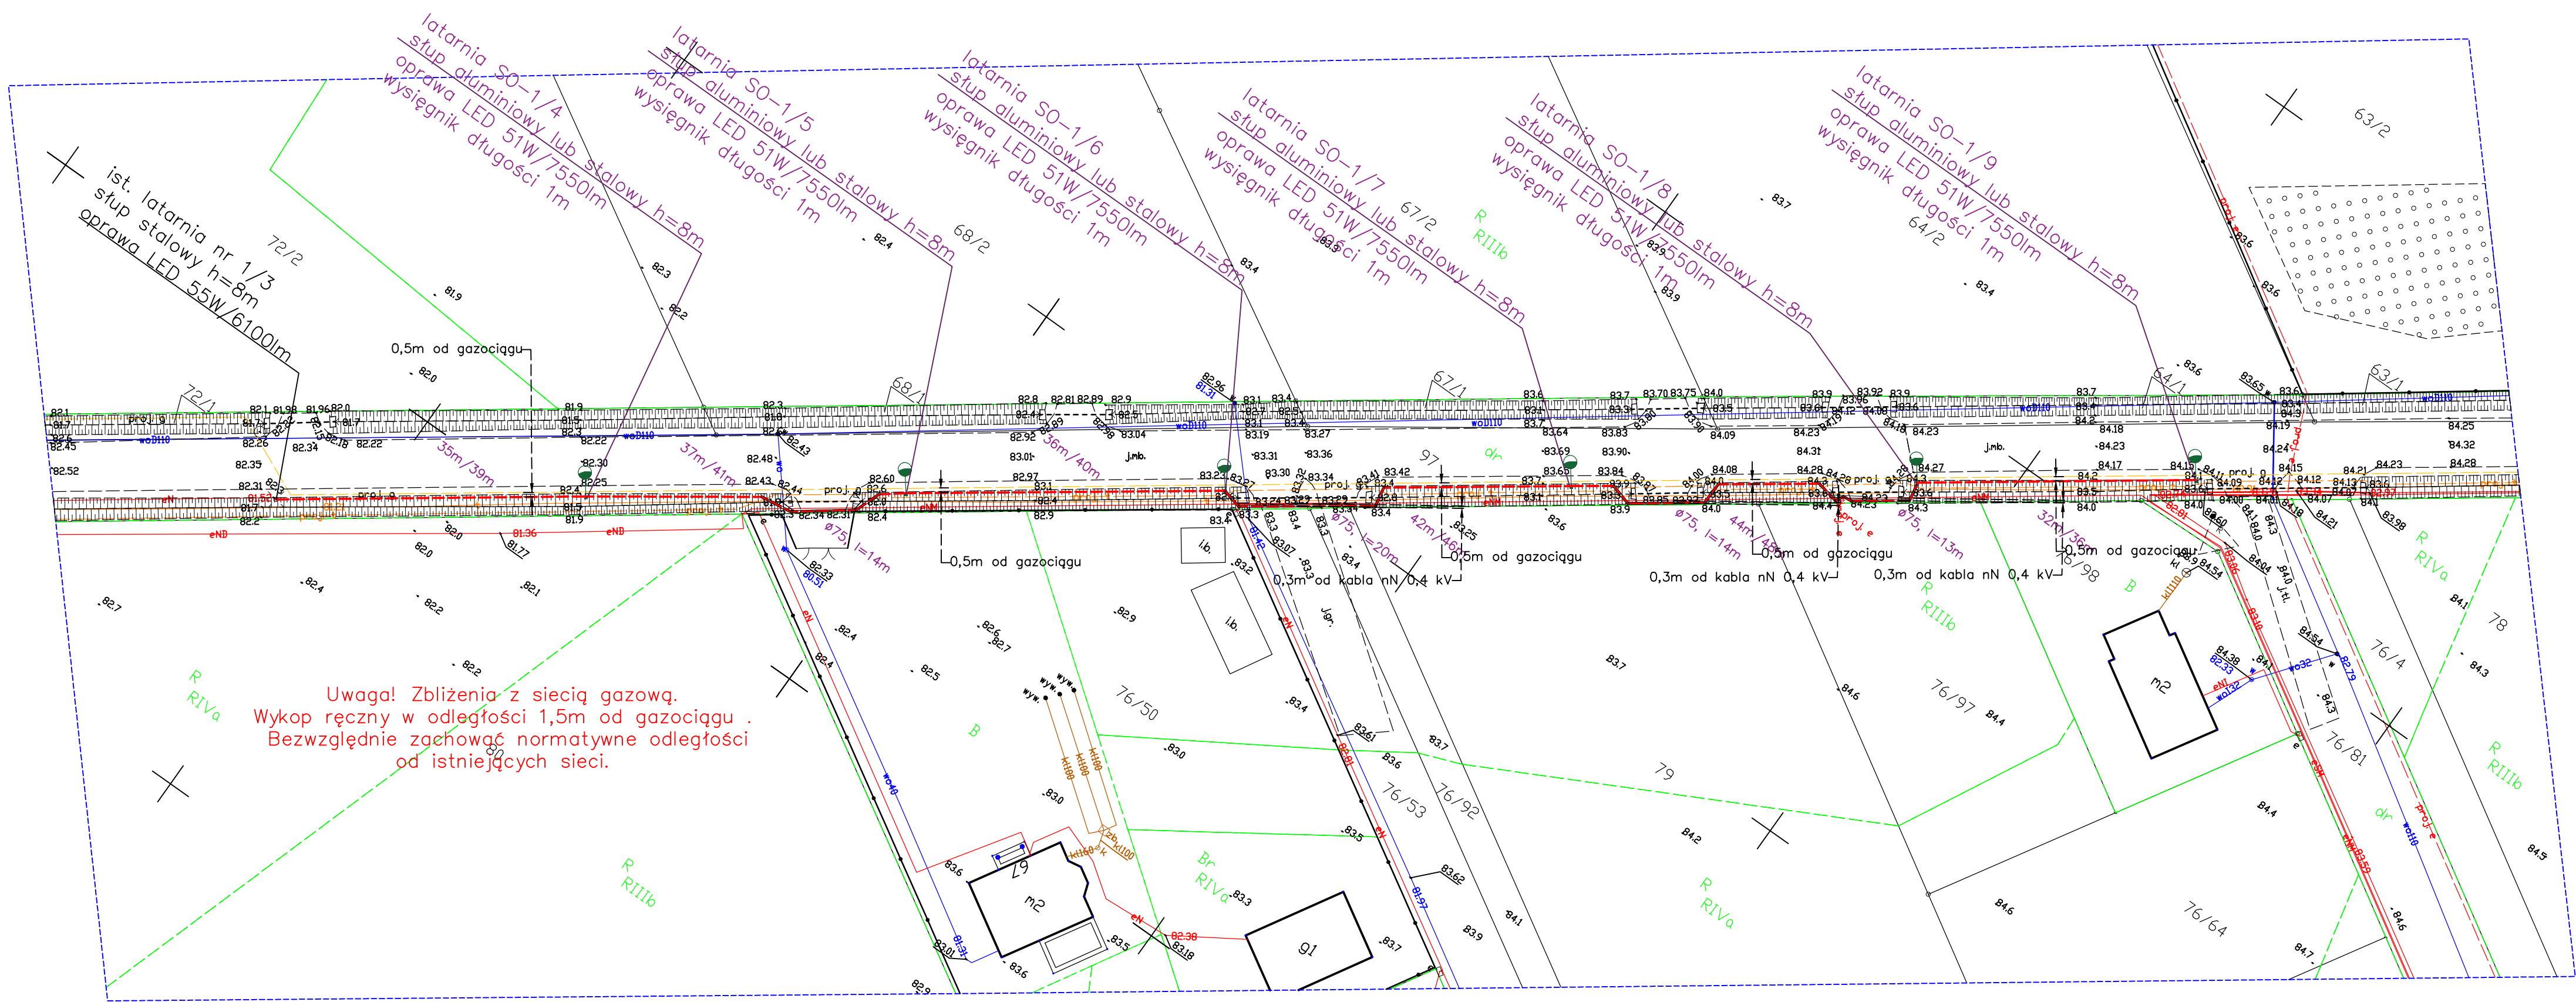

Uwaga! Zbliżenia z siecią gazową.
Wykop ręczny w odległości 1,5m od gazociągu.
Bezwzględnie zachować normatywne odległości od istniejących sieci.

PROJEKT ZAGOSPODAROWANIA TERENU

„Linia kablowa niskiego napięcia wraz z latarniami drogowymi – Szczutki, gm. Sicienka”

linia kablowa niskiego napięcia,
6 latarni drogowych
dz. nr 97, obręb Szczutki, Gmina Sicienka

za zgodność z oryginałem mapy do celów projektowych

Piotr Majda

Inwestor:		Gmina Sicienka ul. Mrotecka 9, 86-014 Sicienka		ProEM Piotr Majda ul. Bydgoska 45b Zamość, 89-200 Szubin	
Tytuł opracowania:		„Linia kablowa niskiego napięcia wraz z latarniami drogowymi – Szczutki, gm. Sicienka – etap II”		Adres: Pow. bydgoski, Gm. Sicienka, Obręb Szczutki, dz. nr: 97	
Tytuł rysunku:		PROJEKT ZAGOSPODAROWANIA			
Projektant:	Uprawnienie:	Data:	Podpis:	Skala:	
mgr inż. Piotr Majda	uprawnienie budowlane do projektowania bez ograniczeń w specjalności instalacyjnej w zakresie sieci, instalacji i urządzeń elektrycznych i elektroenergetycznych nr ewid. upr. KUP/0087/PMBE/17	29.07.2022r.		1:500	
Sprawdzający:	Uprawnienie:	Data:	Podpis:	Nr rys.:	
mgr inż. Rafał Janik	uprawnienie budowlane do projektowania bez ograniczeń w specjalności instalacyjnej w zakresie sieci, instalacji i urządzeń elektrycznych i elektroenergetycznych nr ewid. upr. KUP/0104/PMBE/16	29.07.2022r.		1	