

MAPA DO CELÓW PROJEKTOWYCH

SKALA 1:500

Województwo: kujawsko - pomorskie
Powiat: bydgoski
Gmina: Sicienka
Jedn. ewid.: Sicienka 1040307_21

OBREB: DĄBRÓWKA NOWA [Nr 0001]

Sekcje mapy nr 619419.08.1.2, 21, 03.4.3

dat. 6.10.2022 Nr ks. rob. 77/2022

PUNG 2000 s. 6 UKT wys. PL-EVRF-2007-NH

Mapa powstała po zaktualizowaniu numerycznej mapy zasadniczej pozyskanej z PDBOK

Na wykonano ustalenia obciążen służebnościami gruntowymi

Na wyłącza się istniejące w terenie również innych urządzeń podziemnych

ułożonych, a nie zgłoszonych do inwentaryzacji geodezyjnej

LEGENDA:

Zakres mapy do celów projektowych

MAPA WYKONANO 30.03.2022 r.

Przedsiębiorstwo Usług Geodezyjno-Kartograficznych i Projektowych

GRUNTMAR s.c. Z Łaniewski, K. Górski

proj. kabel nN 0,4 kV YAKY 4x35 mm²
o łącznej długości 346m (trasa)/ 382m (kabel)

Oświadczam, że praca geodezyjna zgłoszona do Starosty Bydgoskiego przez GRUNTMAR S.C. kierownik prac Zbigniew Łaniecki, nr uprawnień zawodowych M.312, o identyfikatorze id.6640.1578.2022 została pozytywnie zweryfikowana - protokół weryfikacji nr 6640.1578.2022_63067 z dnia 31.03.2022r.
Jednocześnie informuję, że jestem świadomy odpowiedzialności karnej za złożenie fałszywego oświadczenia.

Zbigniew Łaniecki
GEODETA UPRAWNIONY
85-790 Bydgoszcz, ul. Kromera 6/64
tel. 52 344 50 89, kom. 691 743 586
Świadcstwo M.G.P. I B. 14312


data 31.03.2022r.

Zbigniew Łaniecki
GEODETA UPRAWNIONY
85-790 Bydgoszcz, ul. Kromera 6/64
tel. 52 344 50 89, kom. 691 743 586
Świadcstwo M.G.P. I B. 14312

STAROSTA BYDGOSKI
Dokumentacja projektowa nr GK.6630.1144.2022
była przedmiotem narady koordynacyjnej przeprowadzonej za pomocą środków komunikacji elektronicznej zakończonej w dniu: 21-07-2022
Z up. Starosty Agata Cieszyńska
Kierownik referatu GESUT oraz NK PRZEWODNICZĄCY NARADY KOORDYNACYJNEJ

za zgodność z oryginałem mapy do celów projektowych
Piotr Majda

- LEGENDA:
- proj. słup stalowy lub aluminiowy h=8m, nr słupa podany na planie zagospodarowania terenu. Na każdym słupie zabudować wysięgnik stalowy lub aluminiowy 2,0m z oprawą LED 51W/7550lm
 - proj. kabel nN 0,4 kV YAKY 4x35 mm², długość trasy i kabla pomiędzy stanowiskami podane na rysunku - odpowiednio: trasa/długość kabla
 - proj. rura ochronna, typ i długość podana na rysunku (RPP75 lub RHPK-S75)
 - szafka oświetleniowa SOU

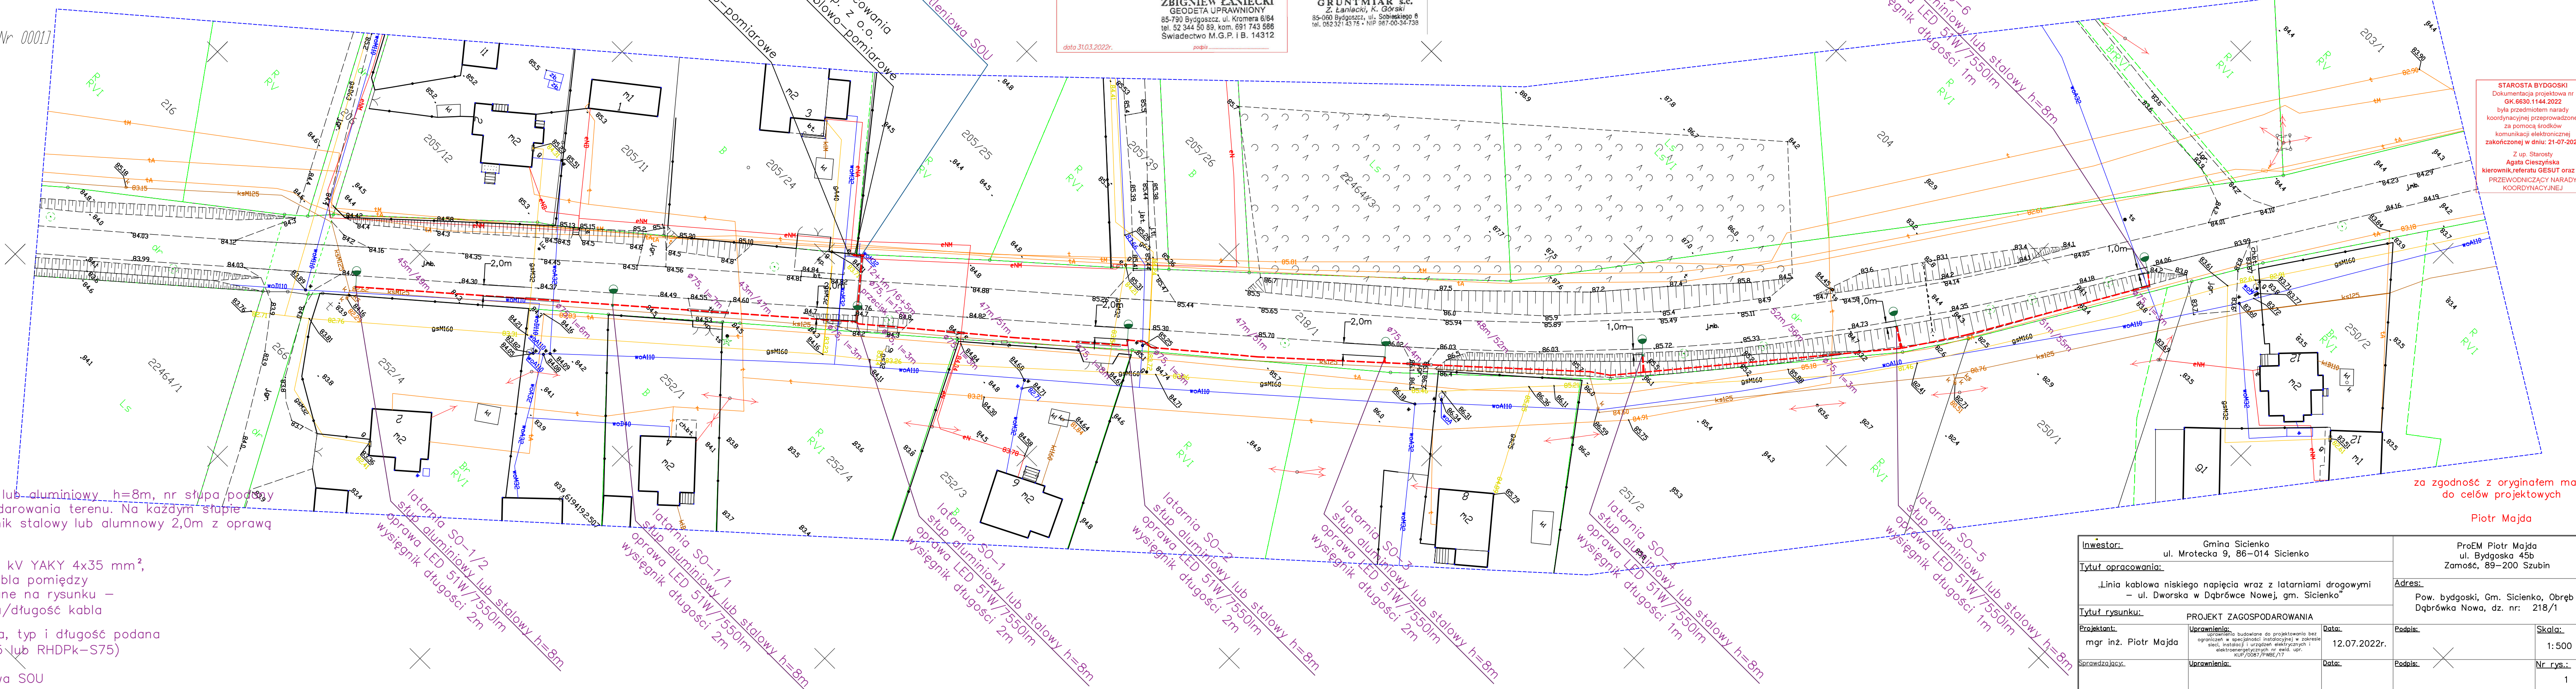

Inwestor:		Gmina Sicienka ul. Mrotecka 9, 86-014 Sicienka		ProEM Piotr Majda ul. Bydgoska 45b Zamość, 89-200 Szubin	
Tytuł opracowania:		„Linia kablowa niskiego napięcia wraz z latarniami drogowymi - ul. Dworska w Dąbrówce Nowej, gm. Sicienka”		Adres:	
Tytuł rysunku:		PROJEKT ZAGOSPODAROWANIA		Pow. bydgoski, Gm. Sicienka, Obręb Dąbrówka Nowa, dz. nr: 218/1	
Projektant:	Uprawnienie:	Data:	Podpis:	Skala:	
mgr inż. Piotr Majda	uprawnienie budowlane do projektowania bez ograniczeń w specjalności instalacyjnej w zakresie sieci, instalacji i urządzeń elektrycznych i elektroenergetycznych nr ewid. upr. KUP/0087/PMBE/17	12.07.2022r.		1:500	
Sprawdzający:	Uprawnienie:	Data:	Podpis:	Nr rys.:	
				1	