

MAPA DO CELÓW PROJEKTOWYCH

SKALA 1:500  
 Województwo : kujawsko - pomorskie  
 Powiat : bydgoski  
 Gmina : Sicienka  
 Jedn. ewid. : Sicienka 1040307.23  
**OBREB: PAWŁÓWEK [Nr. 0010]**  
 Sekcje mapy nr 6.194.19.2012, 21, 15.4.3, 4.4, 20.22  
 Identyfikator 2170.2020 Nr ks. rob. 111/2020  
 PUWG 2000 s. 6 Ukt. wys. PL-EURF2007-NH  
 Mapa powstała po zaktualizowaniu i przetworzeniu numerycznej mapy zasadniczej  
 Nie wykonano ustaleń obciążeń służebnościami gruntowymi  
 Nie wpływa się istniejąca w terenie również innych urządzeń podziemnych ulazonych, a nie zgłoszonych do inwentaryzacji geodezyjnej


**LEGENDA:**  
 - - - - - Zakres mapy do celów projektowych  
 MAPĘ WYKONAŁO 17.04.2020 r.  
 Przedsiębiorstwo Usług Geodezyjno - Kartograficznych i Projektowych "GRUNTIAR" s.c. z siedzibą w Sicienku

PROJEKT ZAGOSPODAROWANIA TERENU

„Budowa oświetlenia drogowego wzdłuż ulicy Modrzewiowej w Pawłóweku”

linia kablowa nN 0,23/0,4 kV, szafka oświetleniowa, 14 latarni drogowych dz. nr 49, obręb Pawłówek, Gmina Sicienka

UKŁAD SIECI TN-C

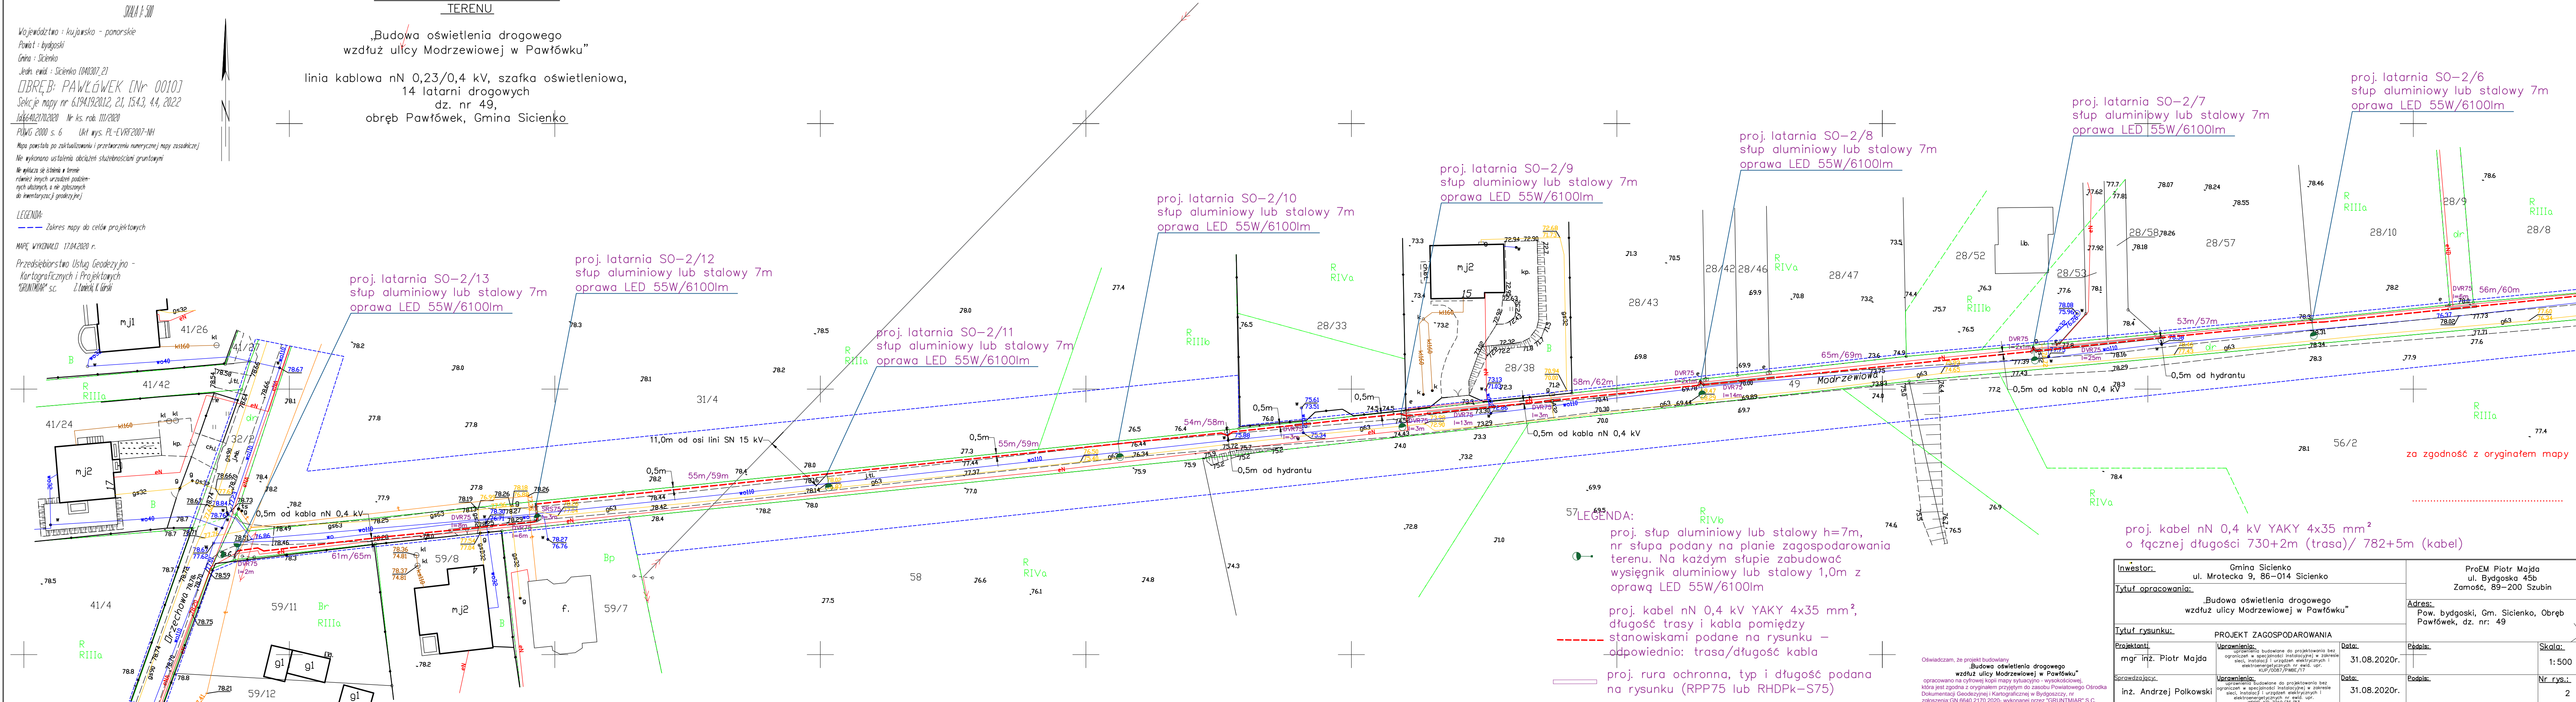

- LEGENDA:**
- proj. słup aluminiowy lub stalowy h=7m, nr słupa podany na planie zagospodarowania terenu. Na każdym słupie zabudować wysięgnik aluminiowy lub stalowy 1,0m z oprawą LED 55W/6100lm
  - - - - - proj. kabel nN 0,4 kV YAKY 4x35 mm<sup>2</sup>, długość trasy i kabla pomiędzy stanowiskami podane na rysunku – odpowiednio: trasa/długość kabla
  - proj. rura ochronna, typ i długość podana na rysunku (RPP75 lub RHPK-S75)

Oświadczam, że projekt budowlany „Budowa oświetlenia drogowego wzdłuż ulicy Modrzewiowej w Pawłóweku” opracowano na cyfrowej kopii mapy sytuacyjno - wysokościowej, która jest zgodna z oryginałem przyjętym do zasobu Powiatowego Ośrodka Dokumentacji Geodezyjnej i Kartograficznej w Bydgoszczy, nr zgłoszenia:GN.6640.2170.2020- wykonanej przez "GRUNTIAR" S.C.

proj. kabel nN 0,4 kV YAKY 4x35 mm<sup>2</sup> o łącznej długości 730+2m (trasa)/ 782+5m (kabel)

Inwestor:		Gmina Sicienka ul. Mrotecka 9, 86-014 Sicienka		ProEm Piotr Majda ul. Bydgoska 45b Zamość, 89-200 Szubin	
Tytuł opracowania:		„Budowa oświetlenia drogowego wzdłuż ulicy Modrzewiowej w Pawłóweku”		Adres: Pow. bydgoski, Gm. Sicienka, Obręb Pawłówek, dz. nr: 49	
Tytuł rysunku:		PROJEKT ZAGOSPODAROWANIA			
Projektant:	Uprawnienie:	Data:	Podpis:	Skala:	
mgr inż. Piotr Majda	opracowania budowlane do projektowania bez ograniczeń w specjalności instalacyjnej w zakresie sieci, instalacji i urządzeń elektrycznych i elektroenergetycznych nr ewid. upr. KUP/0087/PMBE/17	31.08.2020r.		1:500	
Sprawdzający:	Uprawnienie:	Data:	Podpis:	Nr rys.:	
inż. Andrzej Polkowski	opracowania budowlane do projektowania bez ograniczeń w specjalności instalacyjnej w zakresie sieci, instalacji i urządzeń elektrycznych i elektroenergetycznych nr ewid. upr. NBPB-NB.7410/36/83	31.08.2020r.		2	

za zgodność z oryginałem mapy