

MAPA DO CELÓW PROJEKTOWYCH

SKALA 1:500


Województwo : kujawsko - pomorskie
 Powiat : bydgoski
 Gmina : Sicienka
 Jedn. ewid. : Sicienka (040007_2)
OBREB: SAMŚCIECZNO [Nr 0011]
 Sekcje mapy nr 6.195, 10.034, 2.3, 3.2, 4.1, 4.2, 4.3, 4.4

106640.3037.2020 - Nr ks. rob. 140/2020
 PKN 2000-3-6 Ukl. wys. PL-EVRF2007-NH
 Mapa opracowana na zaktualizowaniu numerycznej mapy zasadniczej (miejscowości) z PDBK (nie wykonano obciążenia służebnościami gruntowymi)

Wzrosty i skłony w terenie
 Podane przez urzędów podziemnych obciążonych, a nie zgłoszonych do inwentaryzacji geodezyjnej

LEGENDA:
 - - - - - Zakres mapy do celów projektowych
 MAPĘ WYKONANO 19.06.2020r.
 Przedsiębiorstwo Usług Geodezyjno - Kartograficznych i Projektowych "GRUNTMIAR" sp. z o.o. ul. Łęka 10, 85-001 Bydgoszcz

UKŁAD SIECI TN-C

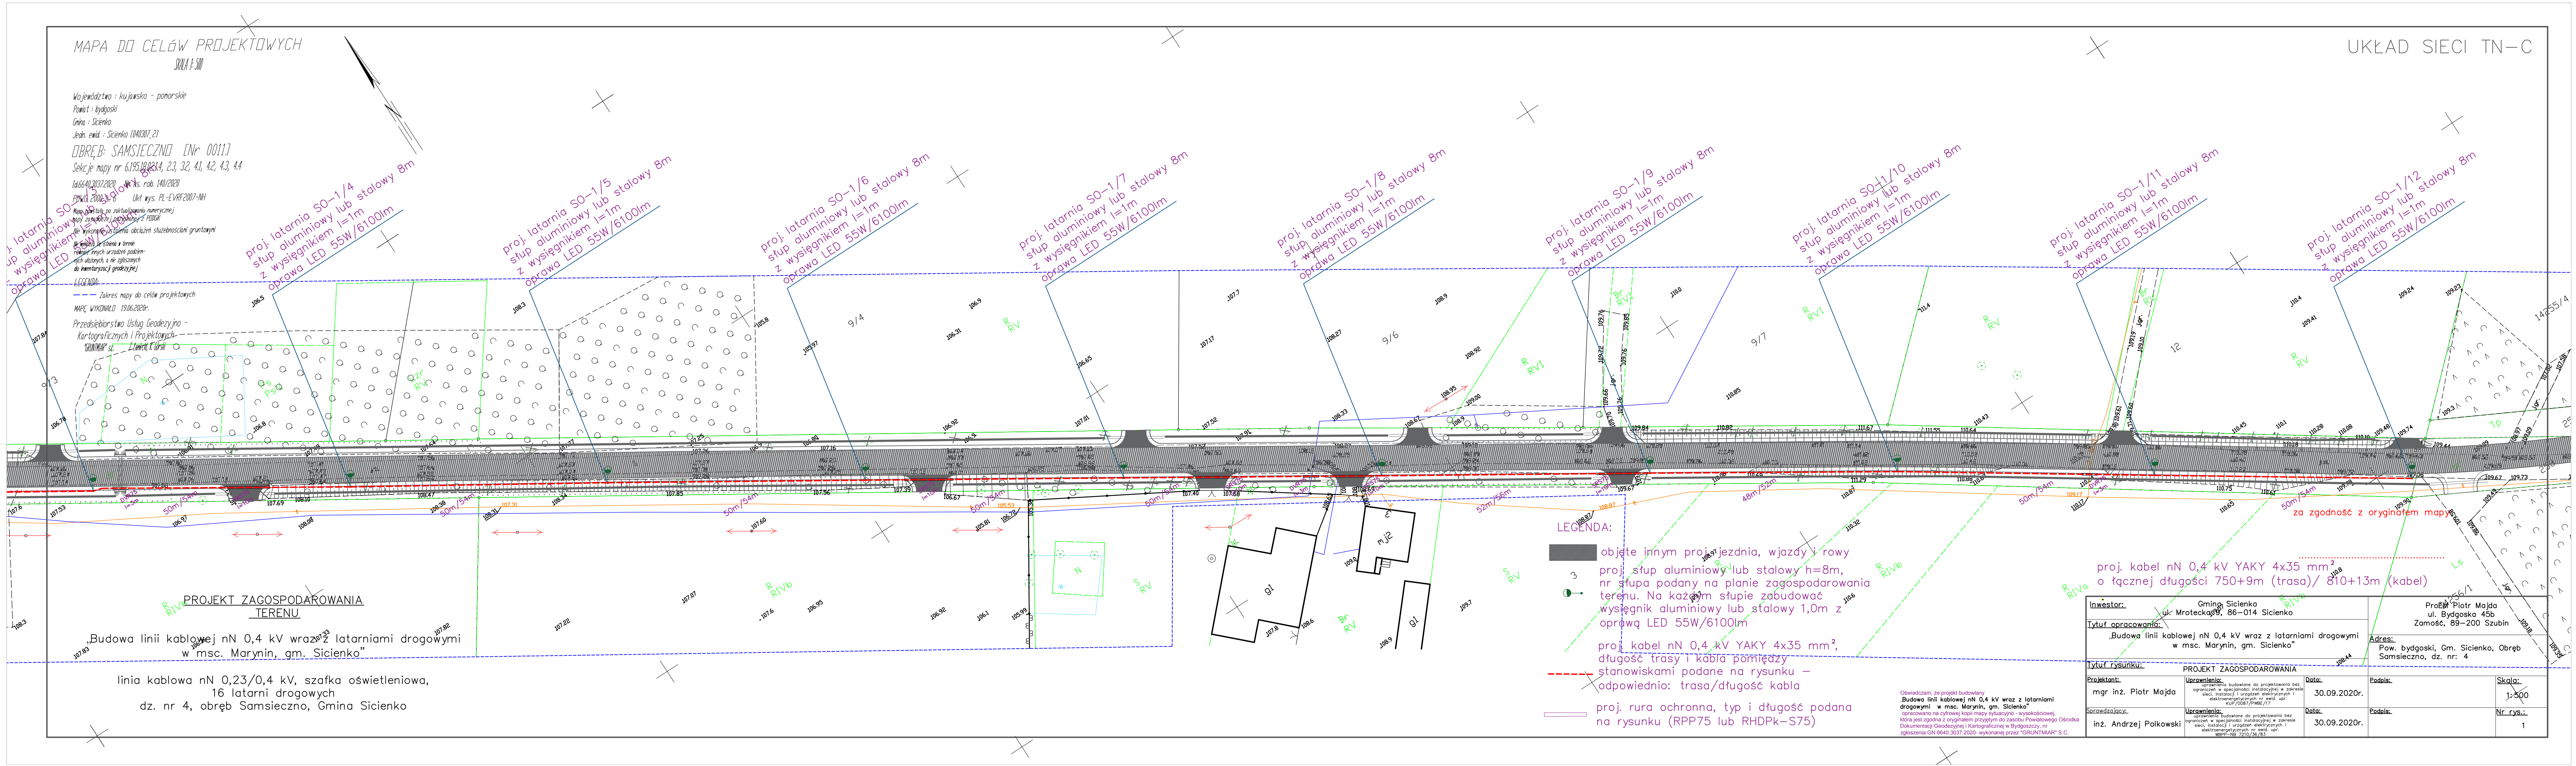

PROJEKT ZAGOSPODAROWANIA TERENU

"Budowa linii kablowej nN 0,4 kV wraz z latarniami drogowymi w msc. Marynin, gm. Sicienka"

linia kablowa nN 0,23/0,4 kV, szafka oświetleniowa, 16 latarni drogowych dz. nr 4, obręb Samsieczno, Gmina Sicienka

LEGENDA:

- objęte innym projektem, wjazdy i rowy
- proj. stupa aluminiowy lub stalowy h=8m, nr stupa podany na planie zagospodarowania terenu. Na każdym słupie zabudować wysięgnik aluminiowy lub stalowy 1,0m z oprawą LED 55W/6100lm
- proj. kabel nN 0,4 kV YAKY 4x35 mm², długość trasy i kabla pomiędzy stanowiskami podane na rysunku - odpowiednio: trasa/długość kabla
- proj. rura ochronna, typ i długość podana na rysunku (RPP75 lub RHDPk-S75)

proj. kabel nN 0,4 kV YAKY 4x35 mm² o łącznej długości 750+9m (trasa)/ 810+13m (kabel)

Inwestor: Gmina Sicienka, ul. Mrotecka 89, 86-014 Sicienka		Projekt: Piotr Majda, ul. Bydgoska 45b, Zamość, 89-200 Szubin	
Tytuł opracowania: Budowa linii kablowej nN 0,4 kV wraz z latarniami drogowymi w msc. Marynin, gm. Sicienka		Adres: Pow. bydgoski, Gm. Sicienka, Obręb Samsieczno, dz. nr: 4	
Tytuł rysunku: PROJEKT ZAGOSPODAROWANIA			
Projektant: mgr inż. Piotr Majda	Uprawnienia: uprawnienia budowlane do projektowania bez ograniczeń w specjalności instalacyjnej w zakresie sieci, instalacji i urządzeń elektrycznych i elektroenergetycznych, nr ewid. spr. KUP/2008/PMBE/717	Data: 30.09.2020r.	Podpis: [Signature]
Sprawdzający: inż. Andrzej Polkowski	Uprawnienia: uprawnienia budowlane do projektowania bez ograniczeń w specjalności instalacyjnej w zakresie sieci, instalacji i urządzeń elektrycznych i elektroenergetycznych, nr ewid. spr. WBRP-NB 7216/16/83	Data: 30.09.2020r.	Podpis: [Signature]
		Skala: 1:500	Nr rys.: 1

Oświadczam, że projekt budowlany "Budowa linii kablowej nN 0,4 kV wraz z latarniami drogowymi" w msc. Marynin, gm. Sicienka" opracowano na cyfrowej kopii mapy sytuacyjno-wysokościowej, która jest zgodna z oryginałem przyjętym do zasobu Powiatowego Ośrodka Dokumentacji Geodezyjnej i Kartograficznej w Bydgoszczy, nr zgłoszenia: GN.6540.3037.2020- wykonana przez "GRUNTMIAR" S.C.